

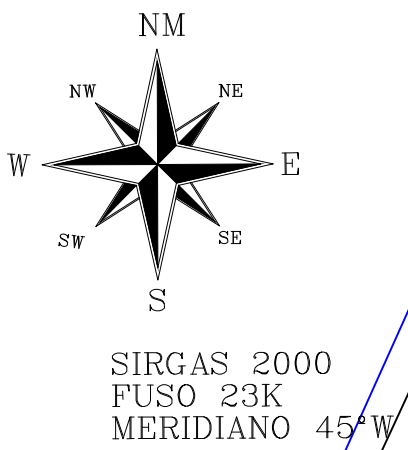


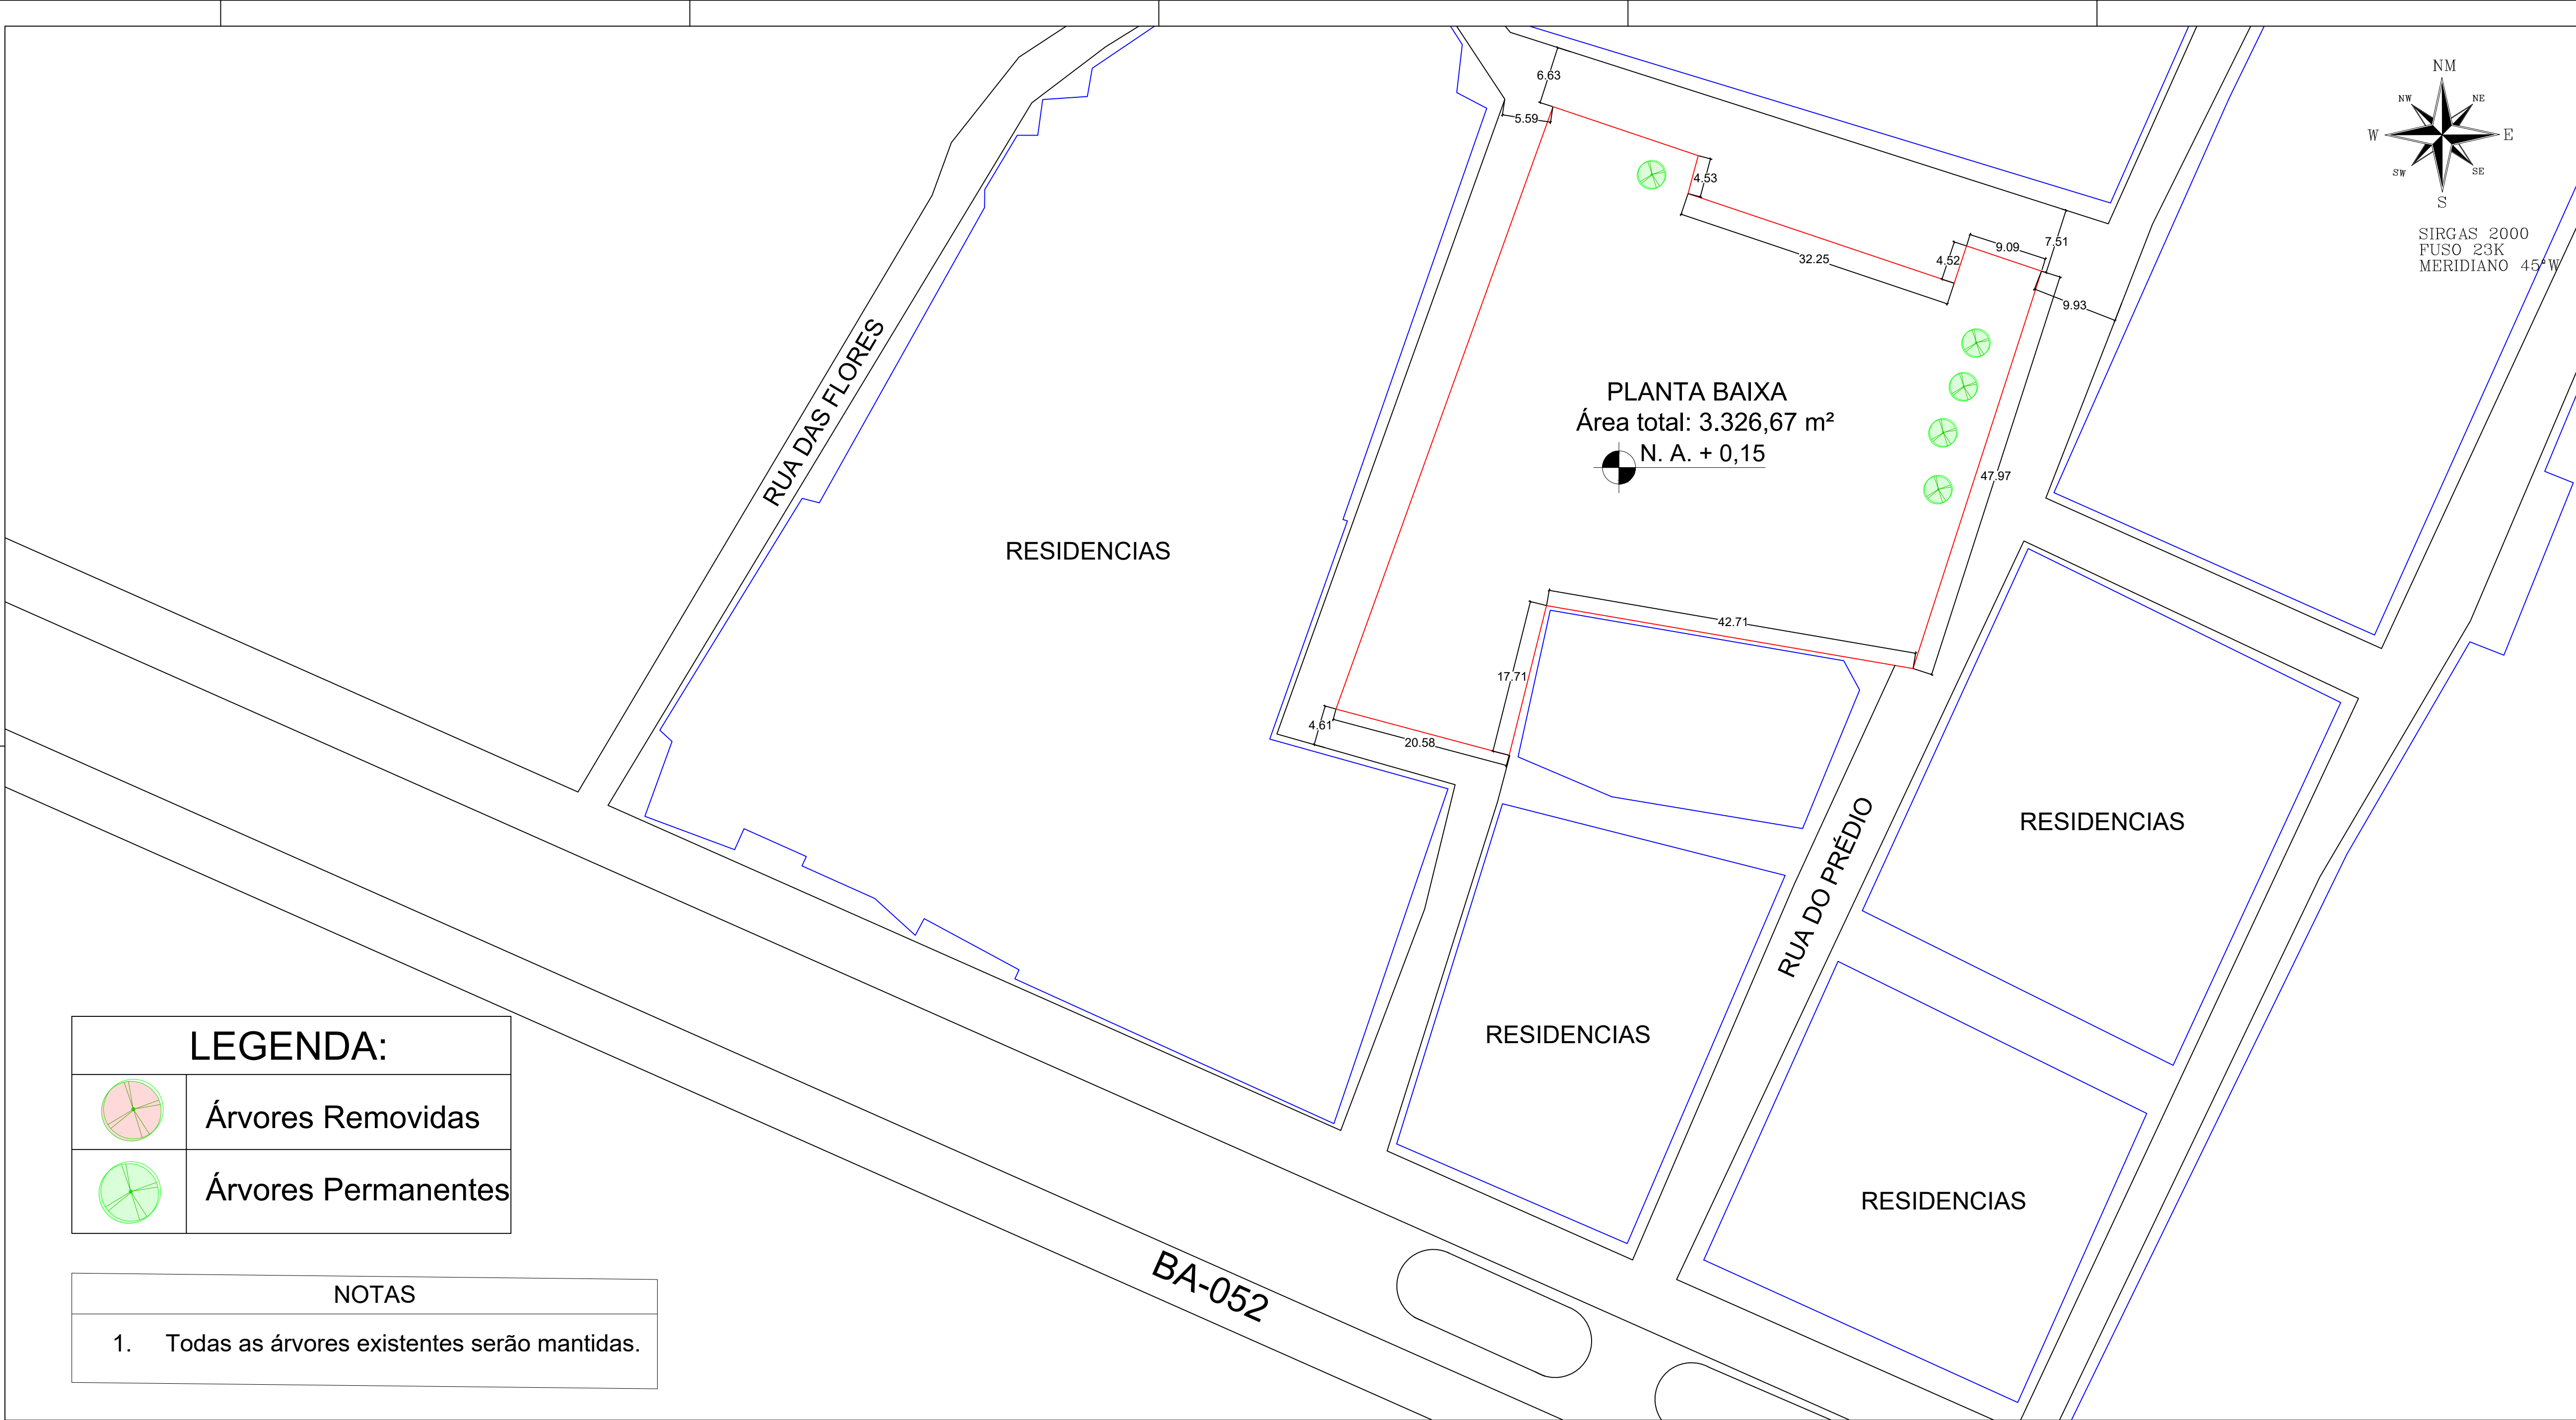

	ÁRVORES
	MEIO FIO/CALÇADA
	EDIFICAÇÕES/OBJETOS

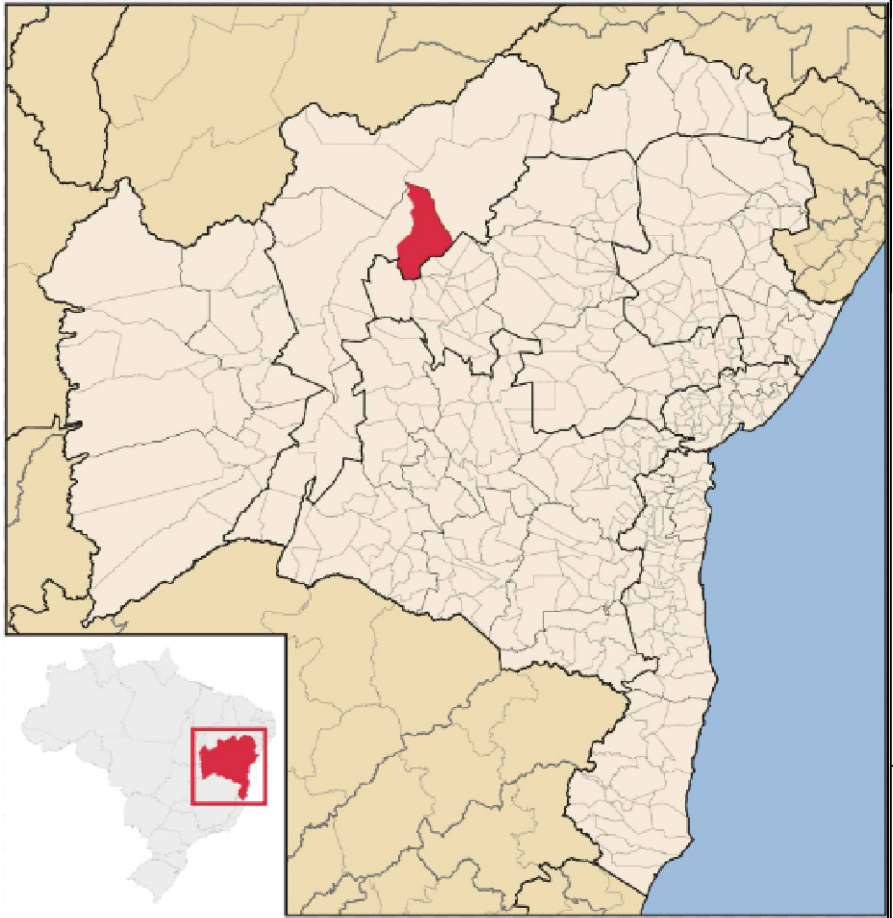


PROJETO:	CONSTRUÇÃO DE PRAÇA RIO VERDE
LOCAL:	RIO VERDE
PROPRIETÁRIO:	PREFEITURA MUNICIPAL DE ITAGUAÇU DA BAHIA
RESPONSÁVEL TÉCNICO:	
FOLHA:	2/5
ESCALAS:	1 / 1200
DESENHOS:	
DATA:	13/01/2025
EXO:	
ESTACAS:	

LEGENDA:	
	Árvores Removidas
	Árvores Permanentes

NOTAS
1. Todas as árvores existentes serão mantidas.

1 PLANITA DE SITUAÇÃO
ESCALA 1/1200

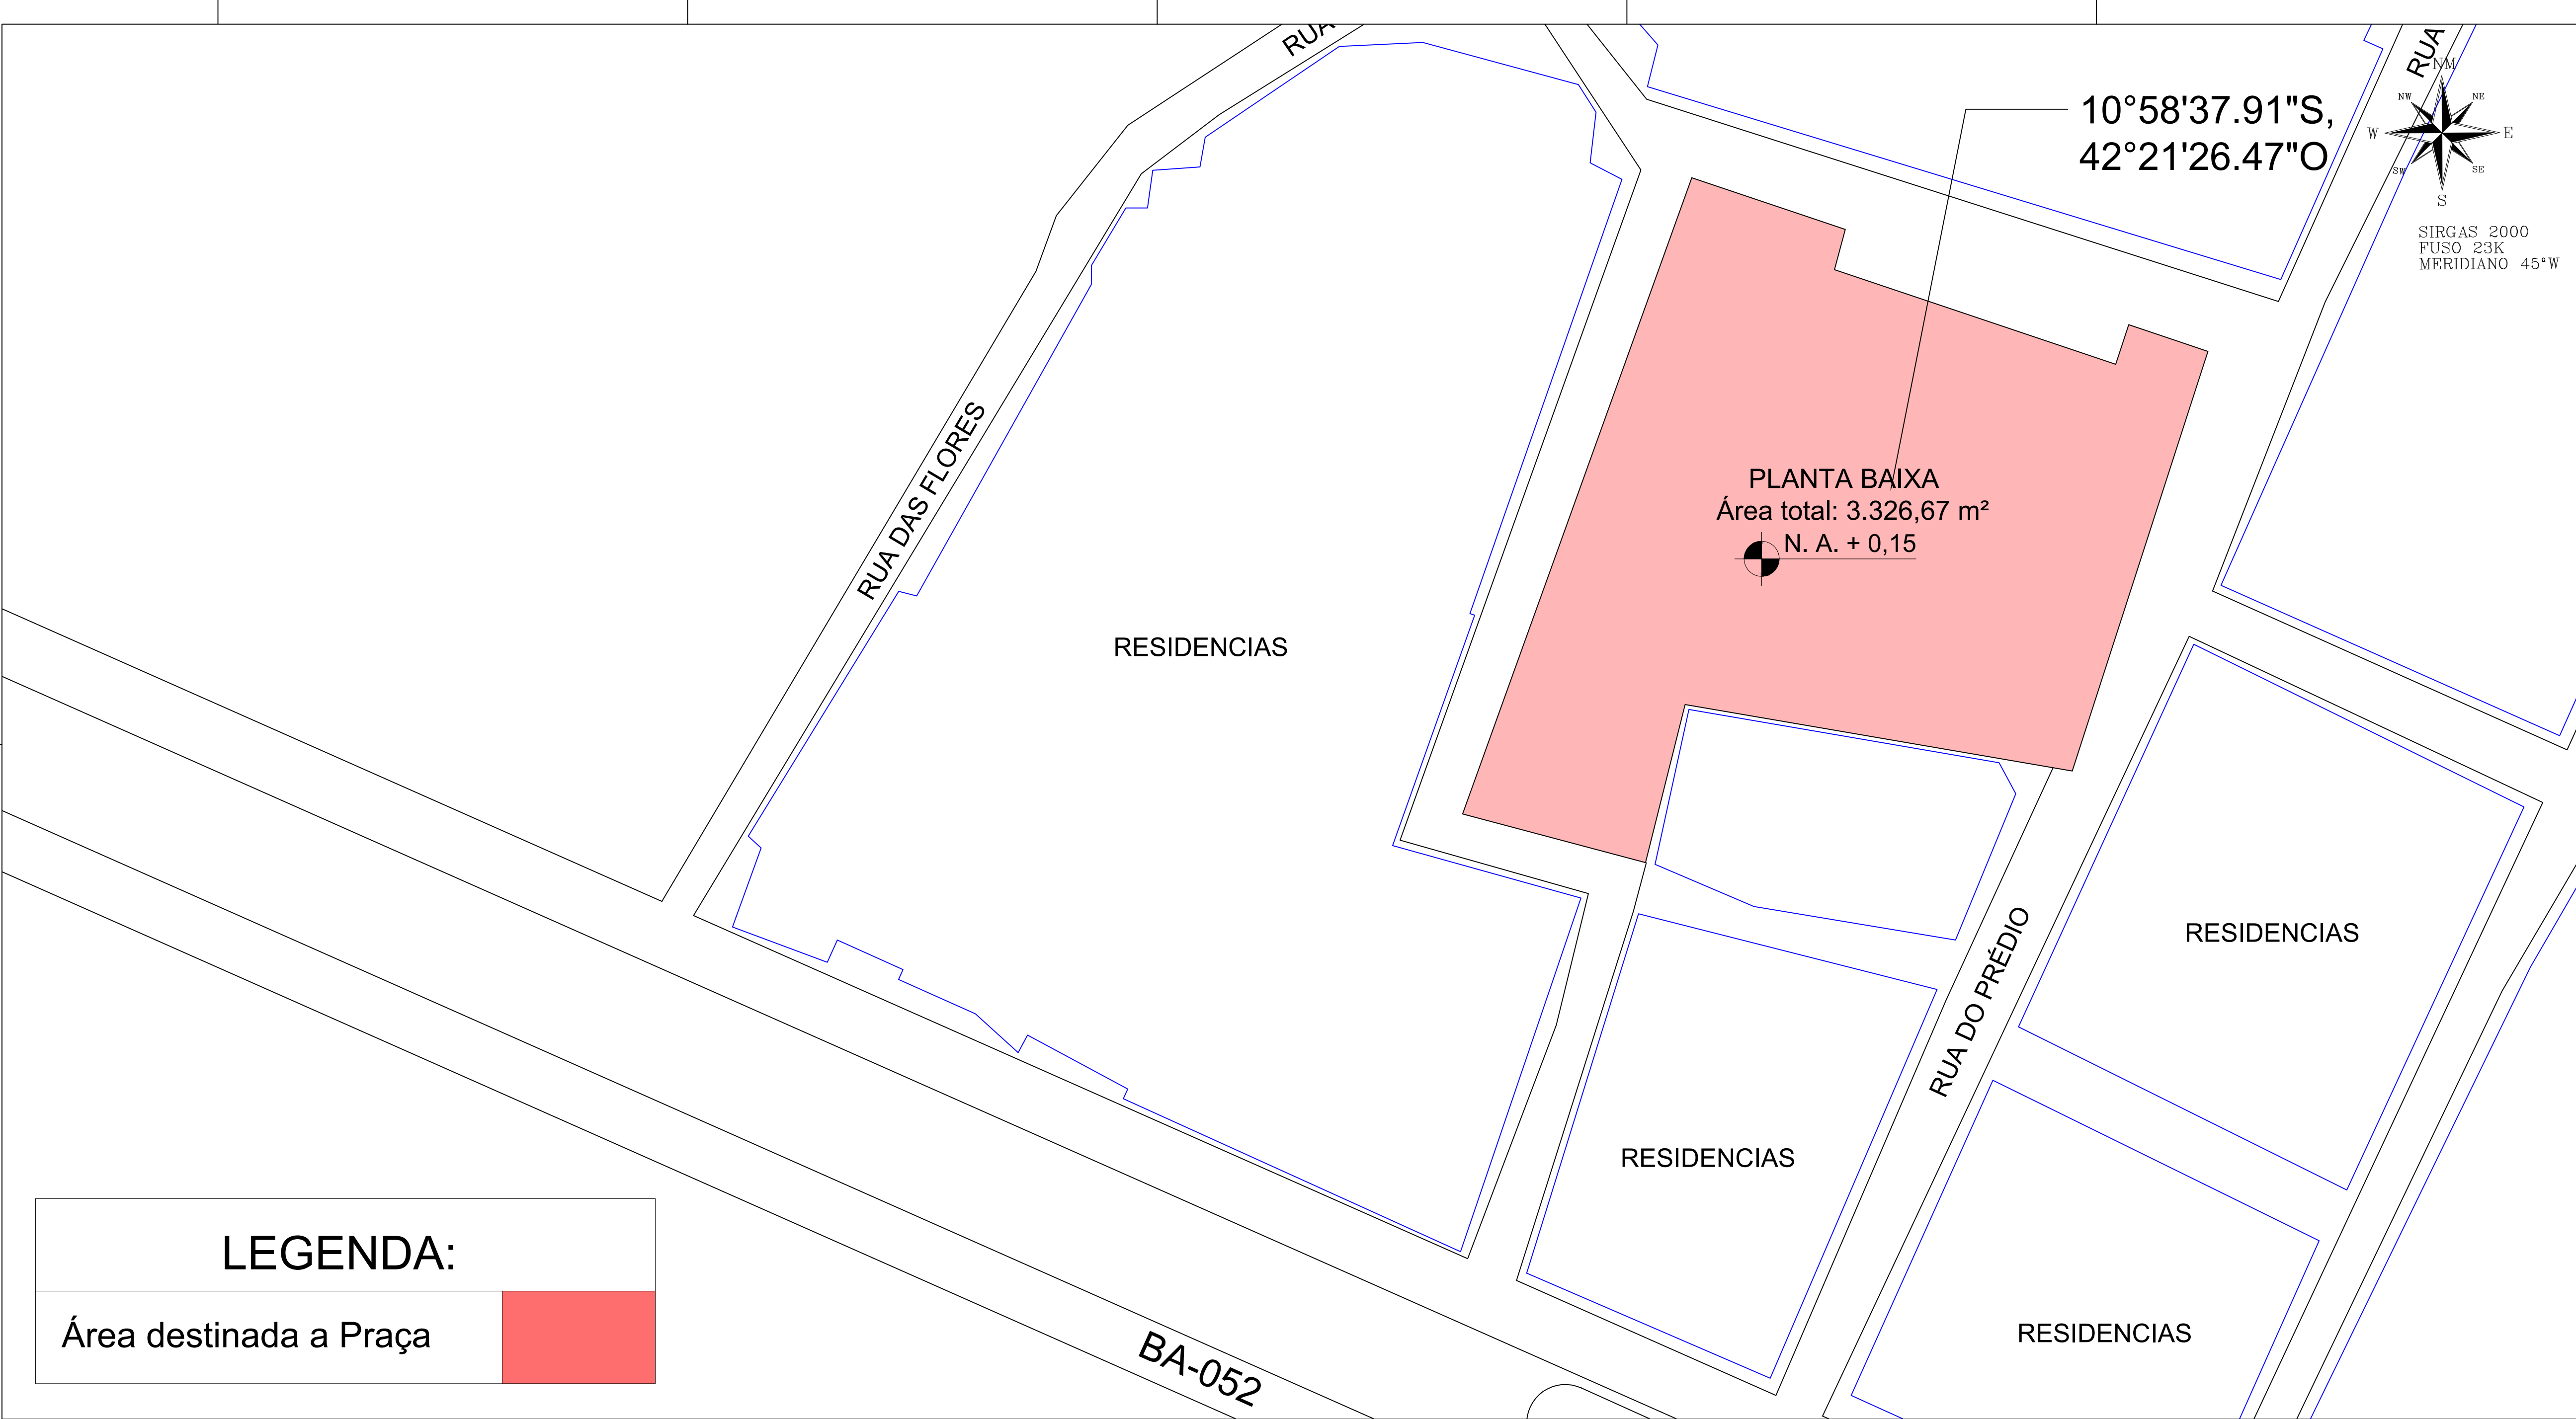

LEGENDA:

Área destinada a Praça

1


PLANTA DE LOCALIZAÇÃO

ESCALA 1/1300


ÁRVORES

MEIO FIO/CALÇADA

EDIFICAÇÕES/OBJETOS

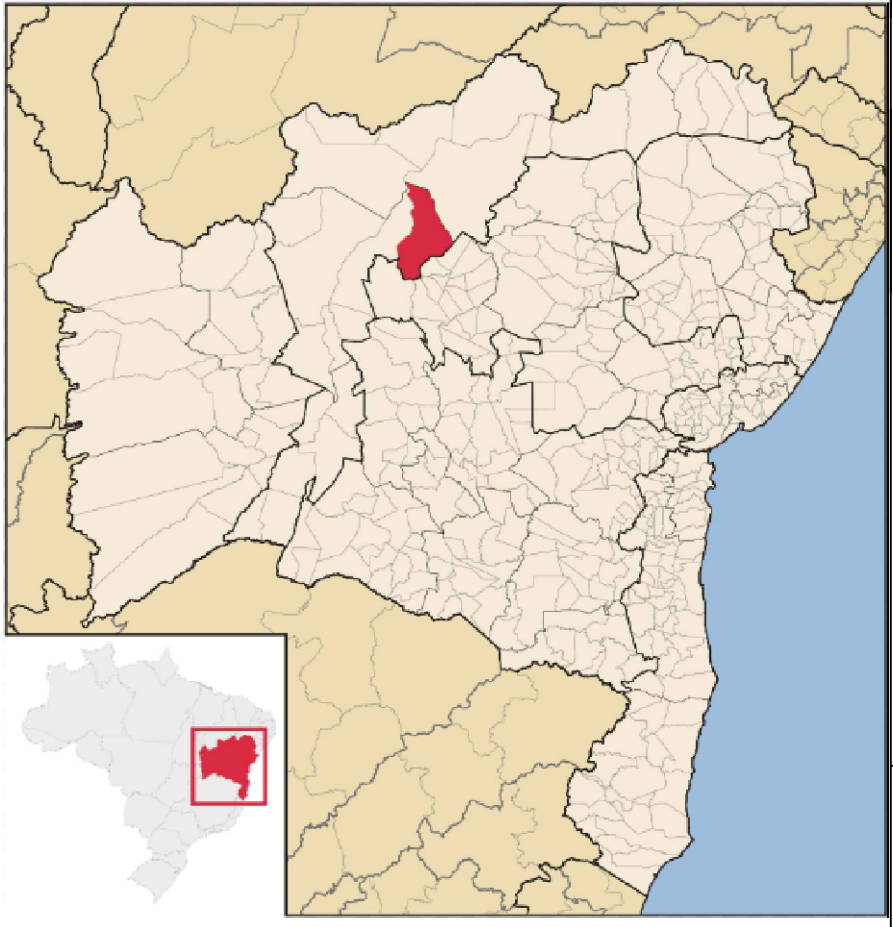


PROJETO: CONSTRUÇÃO DE PRAÇA RIO VERDE					
LOCAL: RIO VERDE					
PROPRIETÁRIO: PREFEITURA MUNICIPAL DE ITAGUAÇU DA BAHIA					
		RESPONSÁVEL TÉCNICO:			
		Eng. Civil: Mathheus Heckler CREA-BA nº 0518565033			
FOLHA:	ESCALAS:	DESENHOS:	DATA:	EXO:	ESTACAS:
3/5	1/1300		13/01/2025		

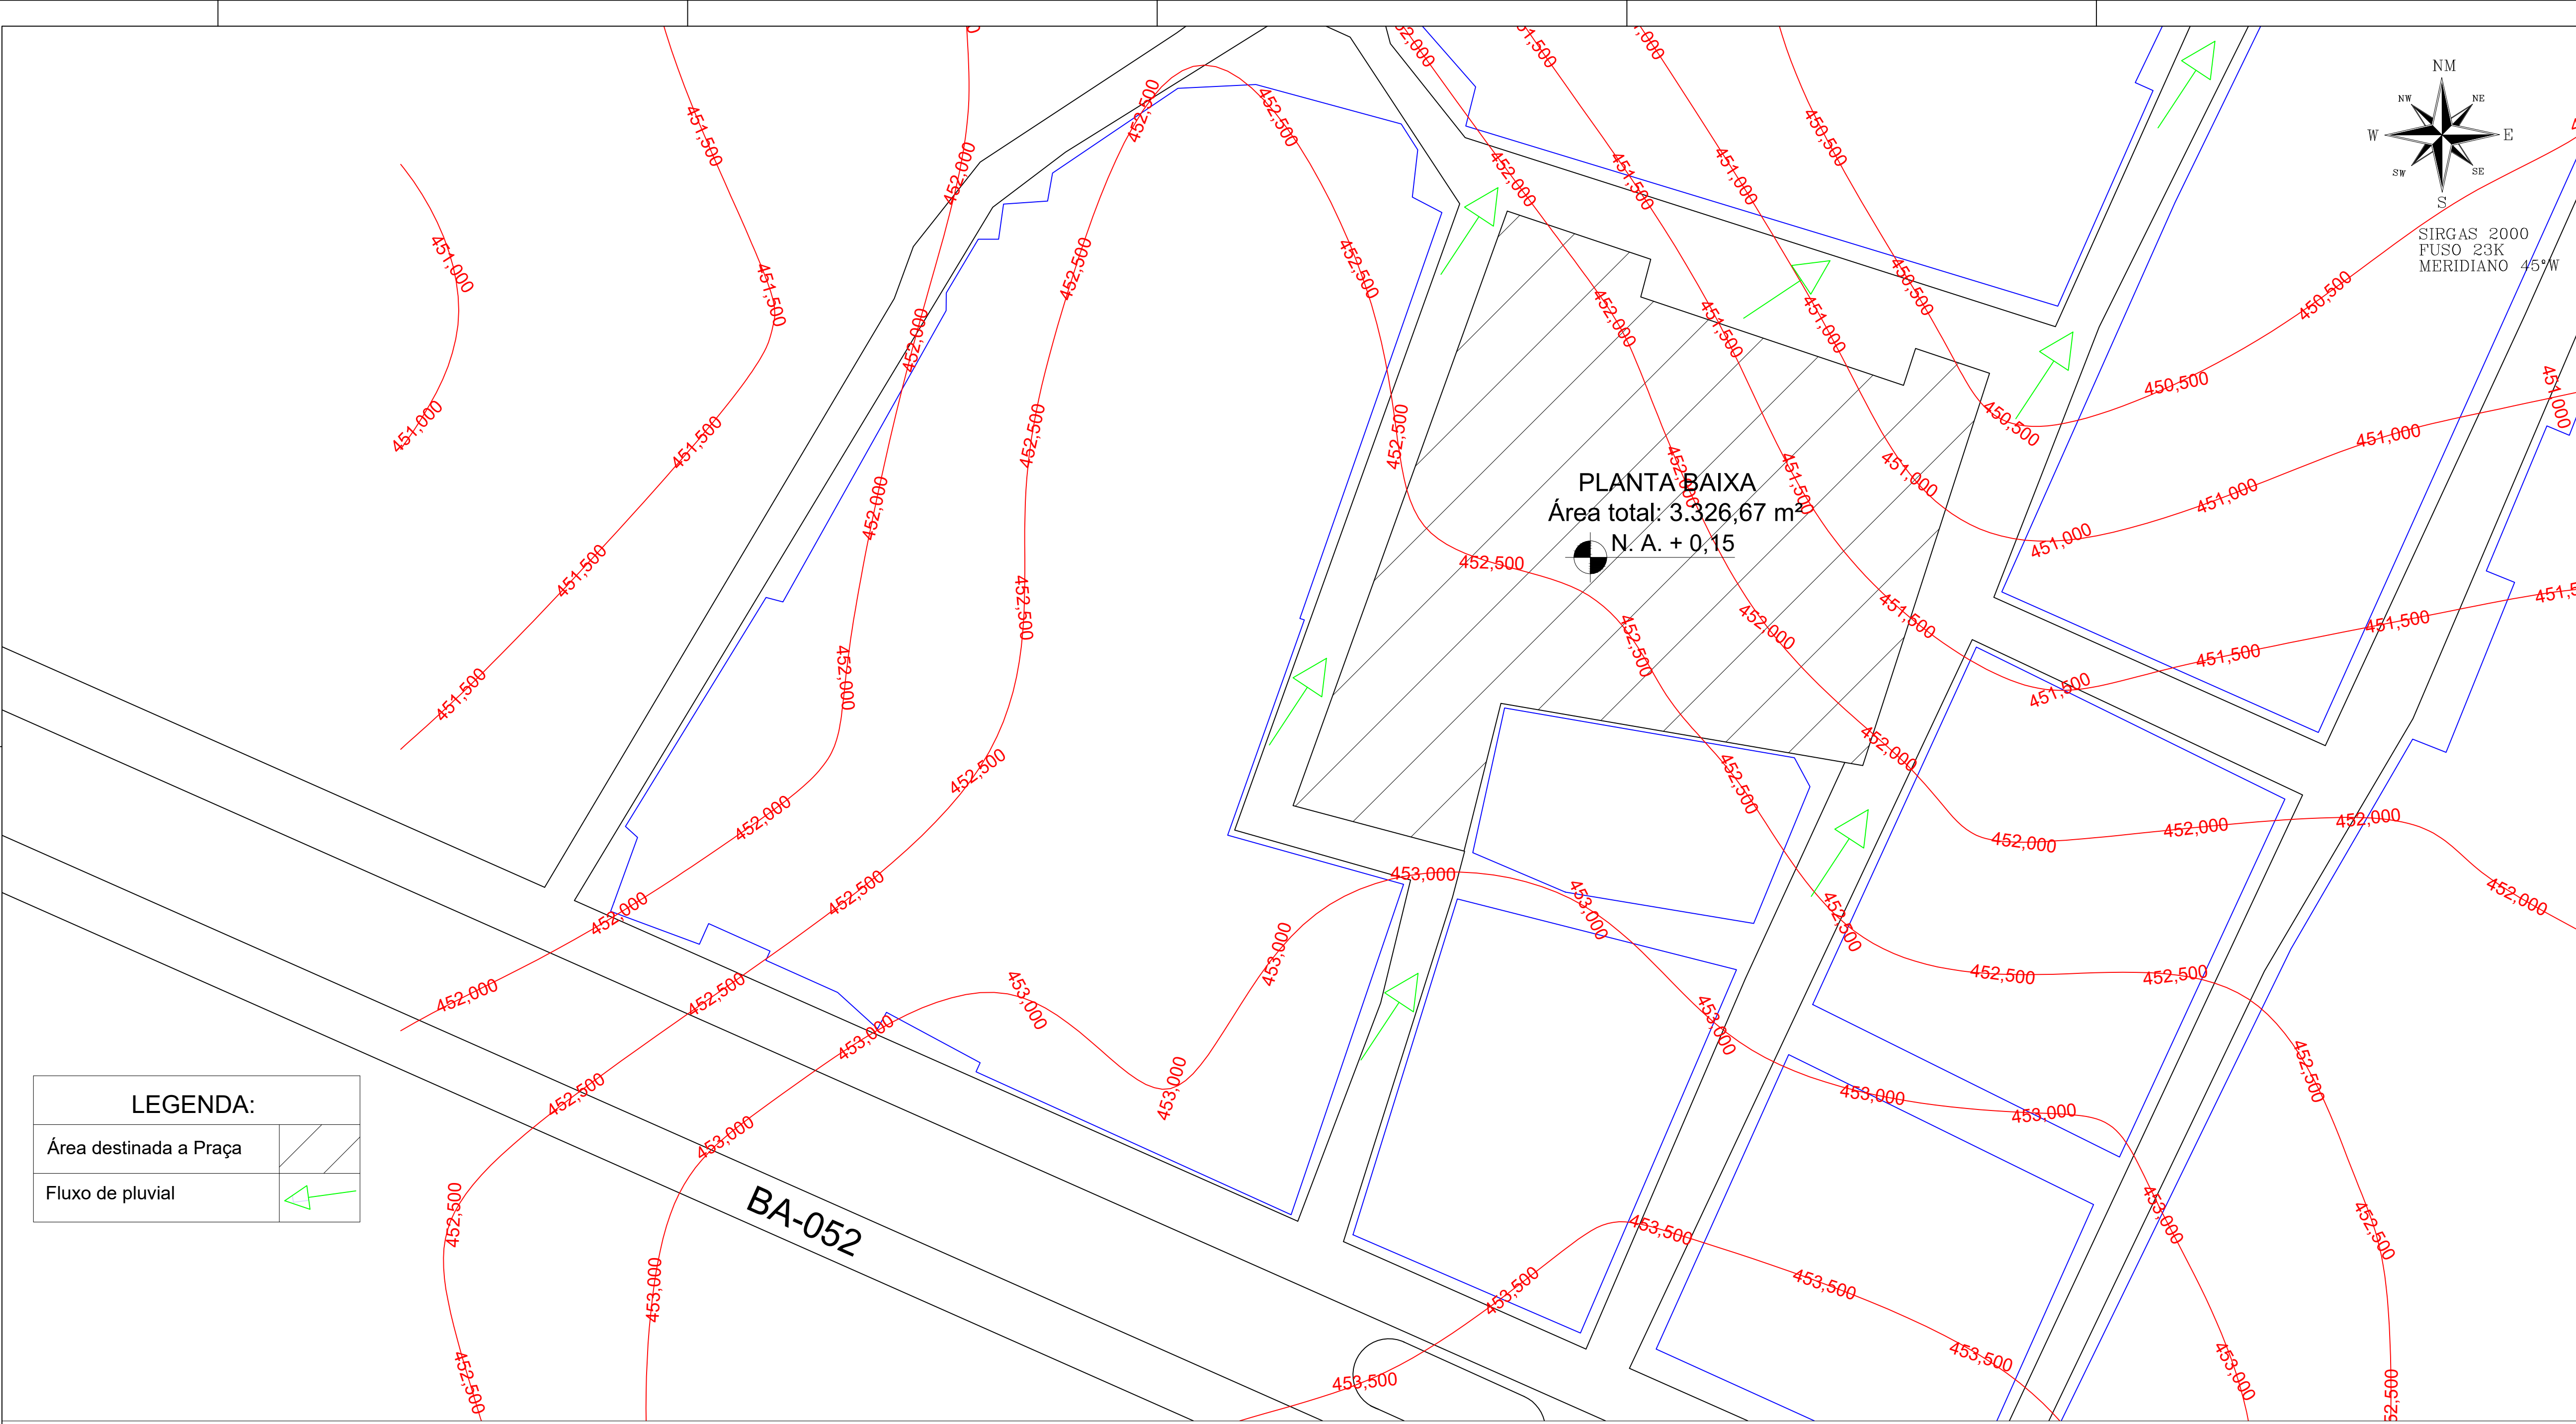


LEGENDA:	
Área destinada a Praça	
Fluxo de pluvial	

1 PLANIALTIMETRICA
ESCALA 1/1200

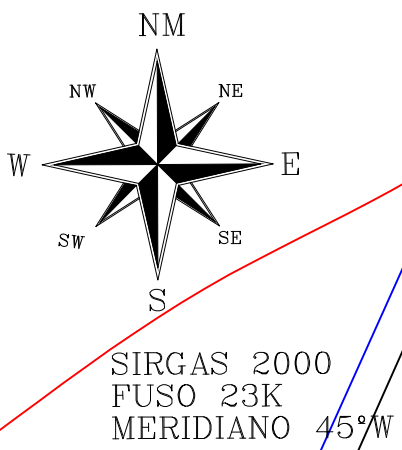


	ÁRVORES
	MEIO FIO/CALÇADA
	EDIFICAÇÕES/OBJETOS

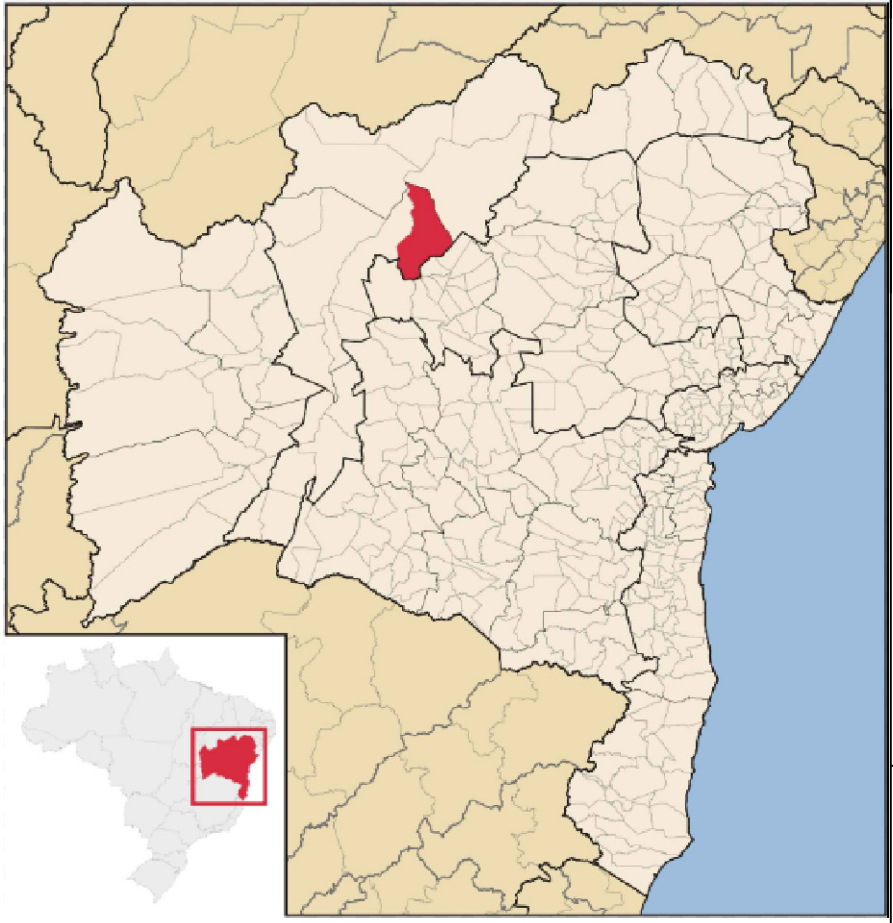


PRÓJETO: CONSTRUÇÃO DE PRAÇA RIO VERDE					
LOCAL: RIO VERDE					
PROPRIETÁRIO: PREFEITURA MUNICIPAL DE ITAGUAÇU DA BAHIA					
RESPONSÁVEL TÉCNICO:					
FOLHA:		ESCALAS:		DATA:	
4/5		1 / 1000		13/01/2025	
DESENHOS:		ESTACAS:			


Perspectivas

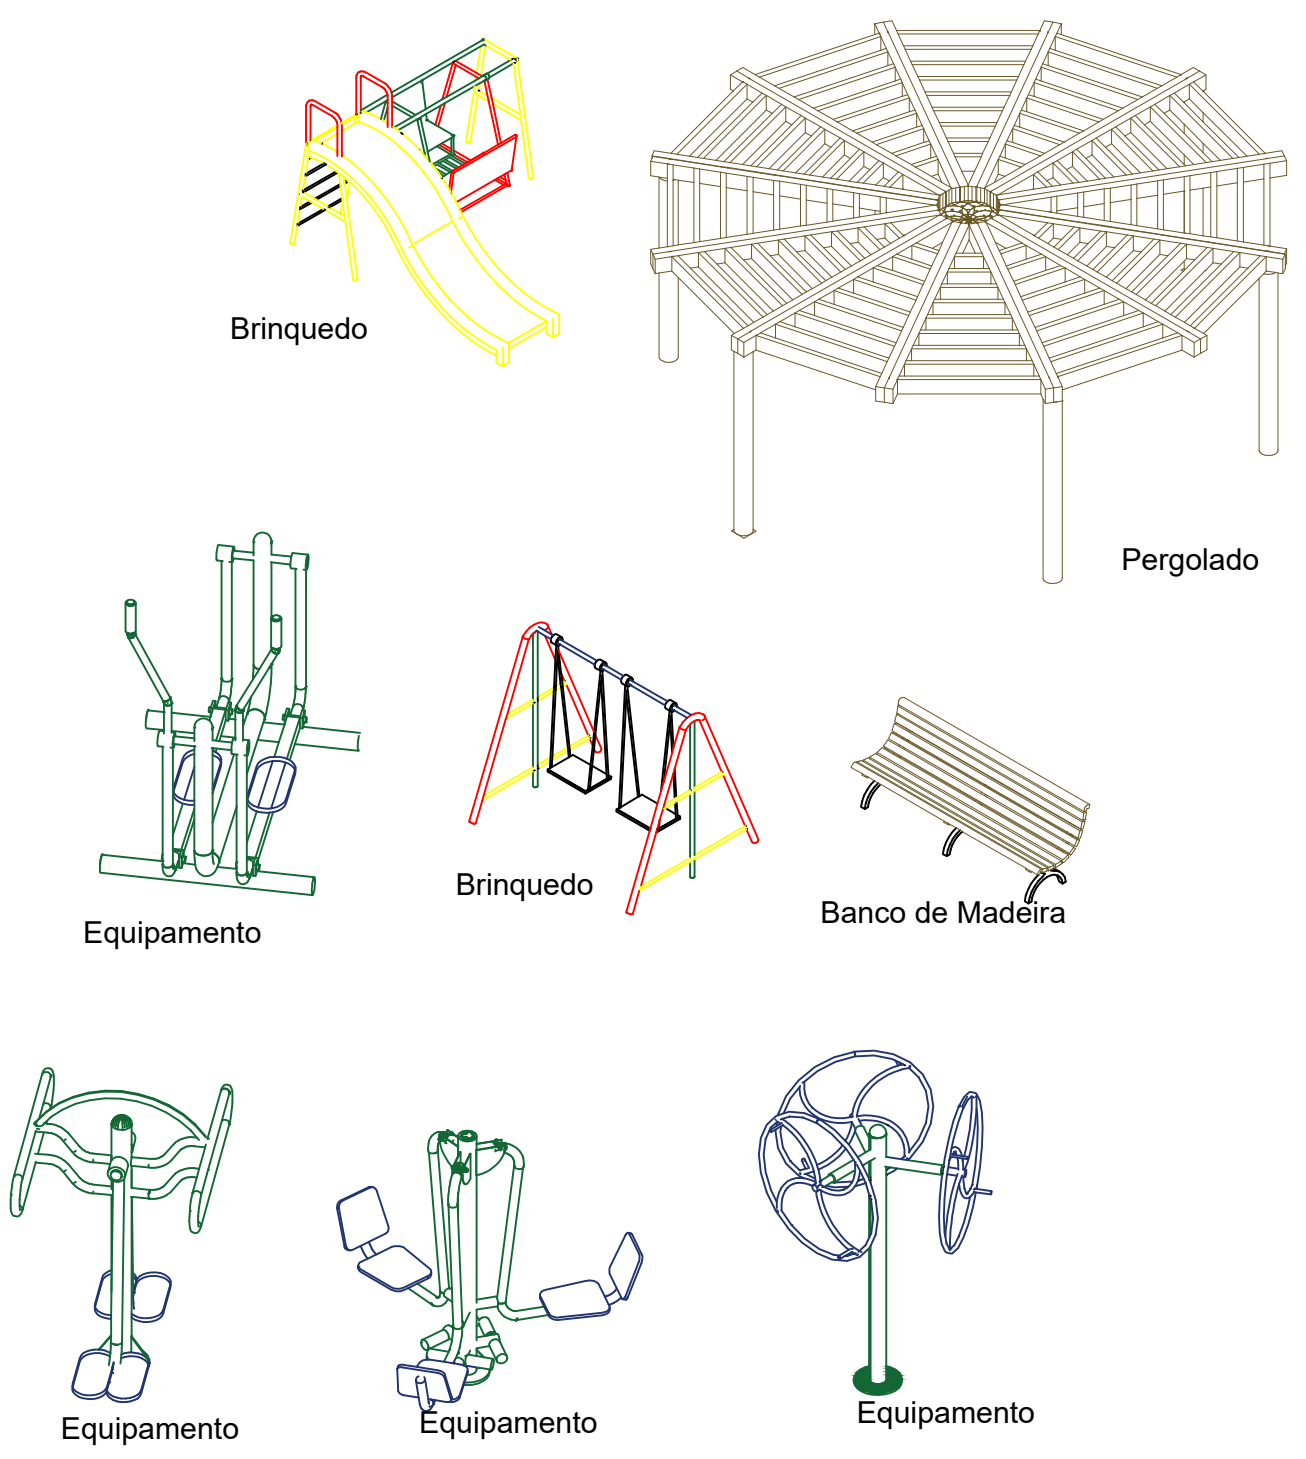



Detalhes de Fixação

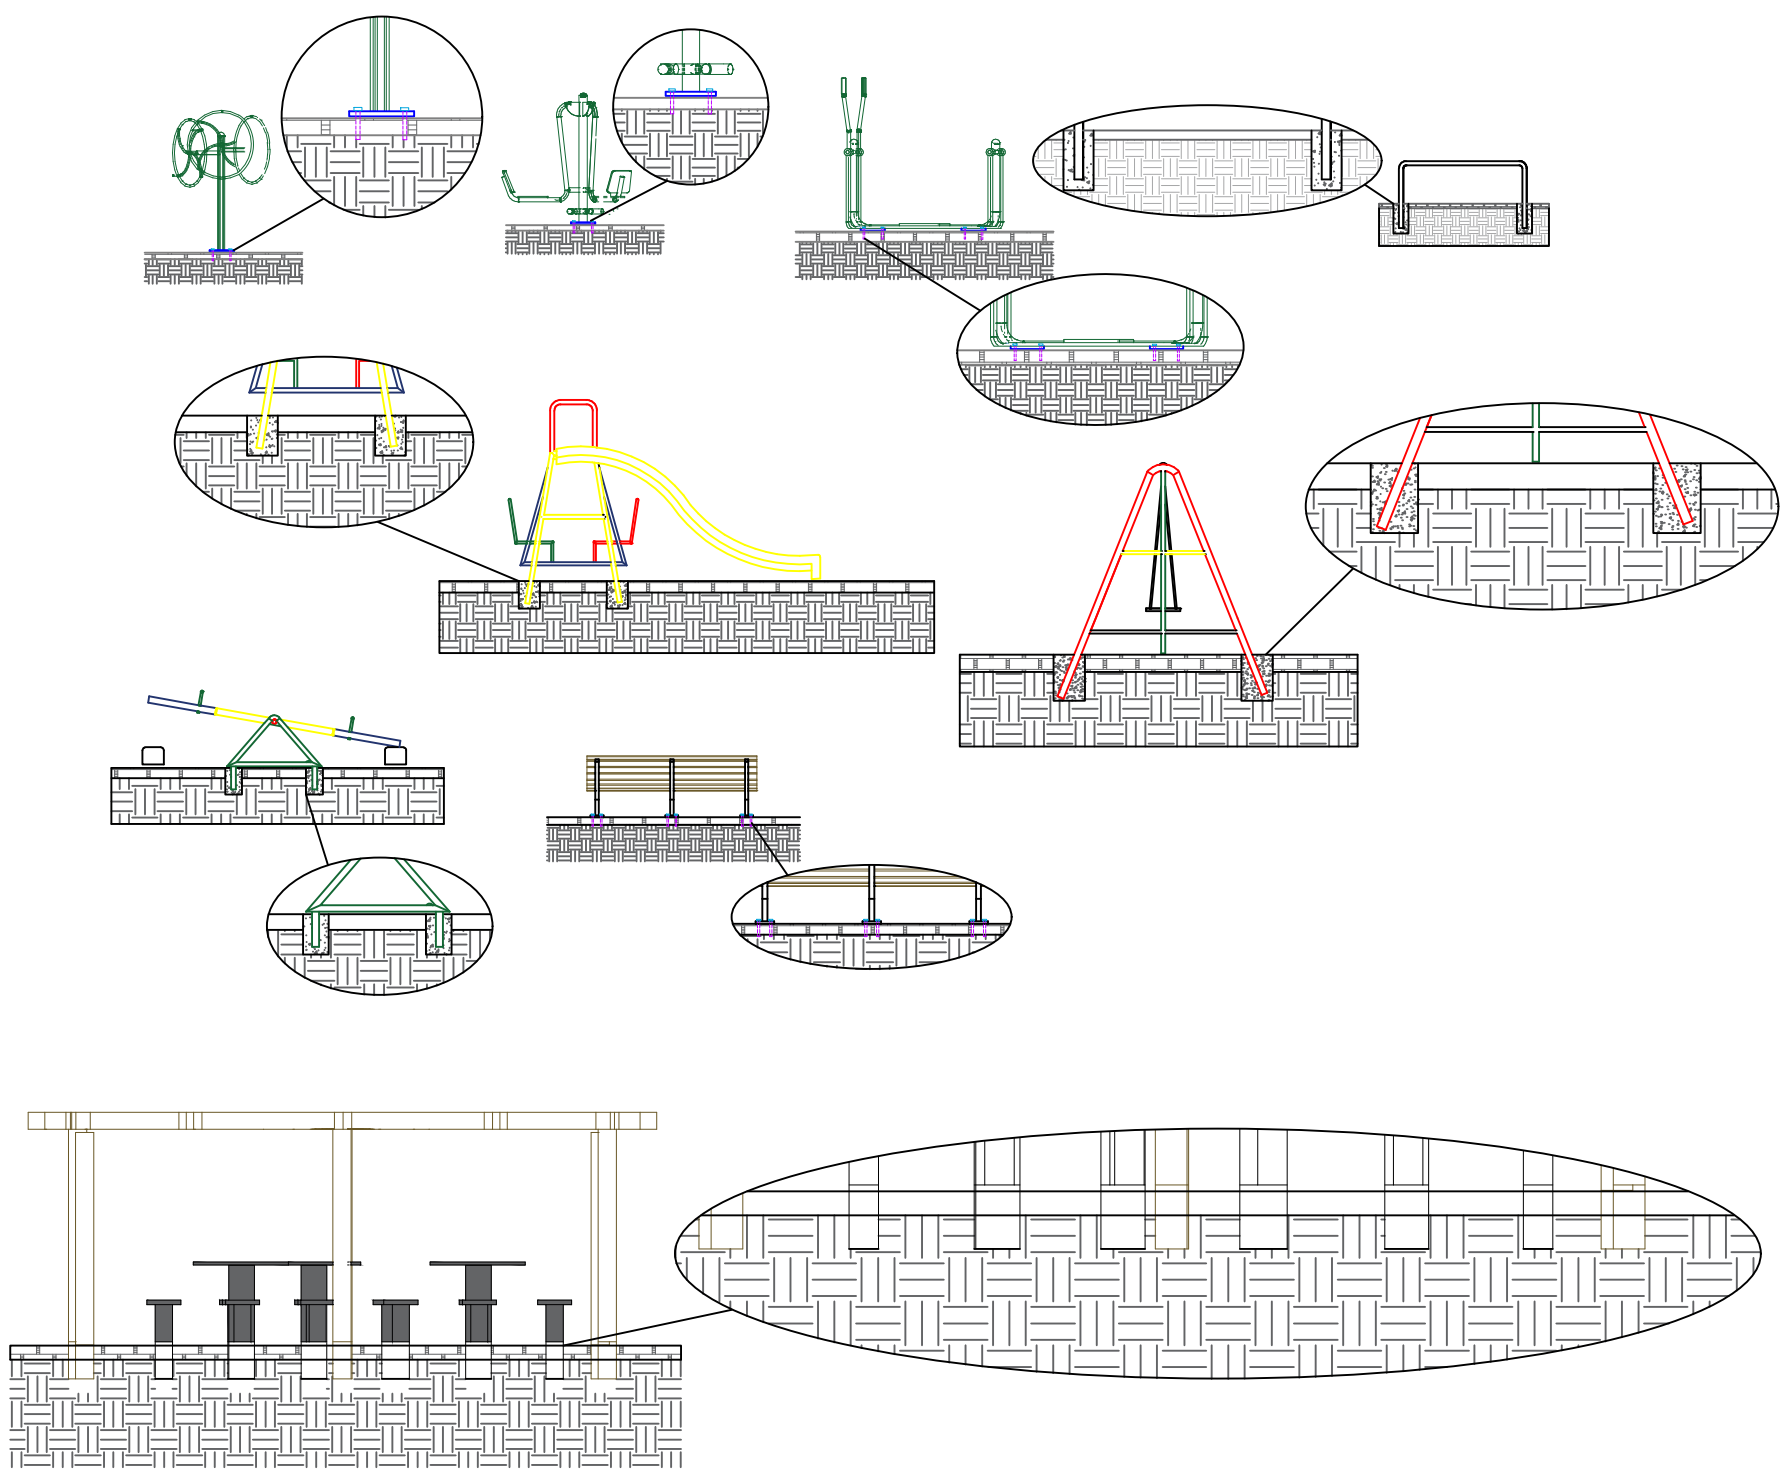


Detalhamento poste de aço galvanizado e cruzeta

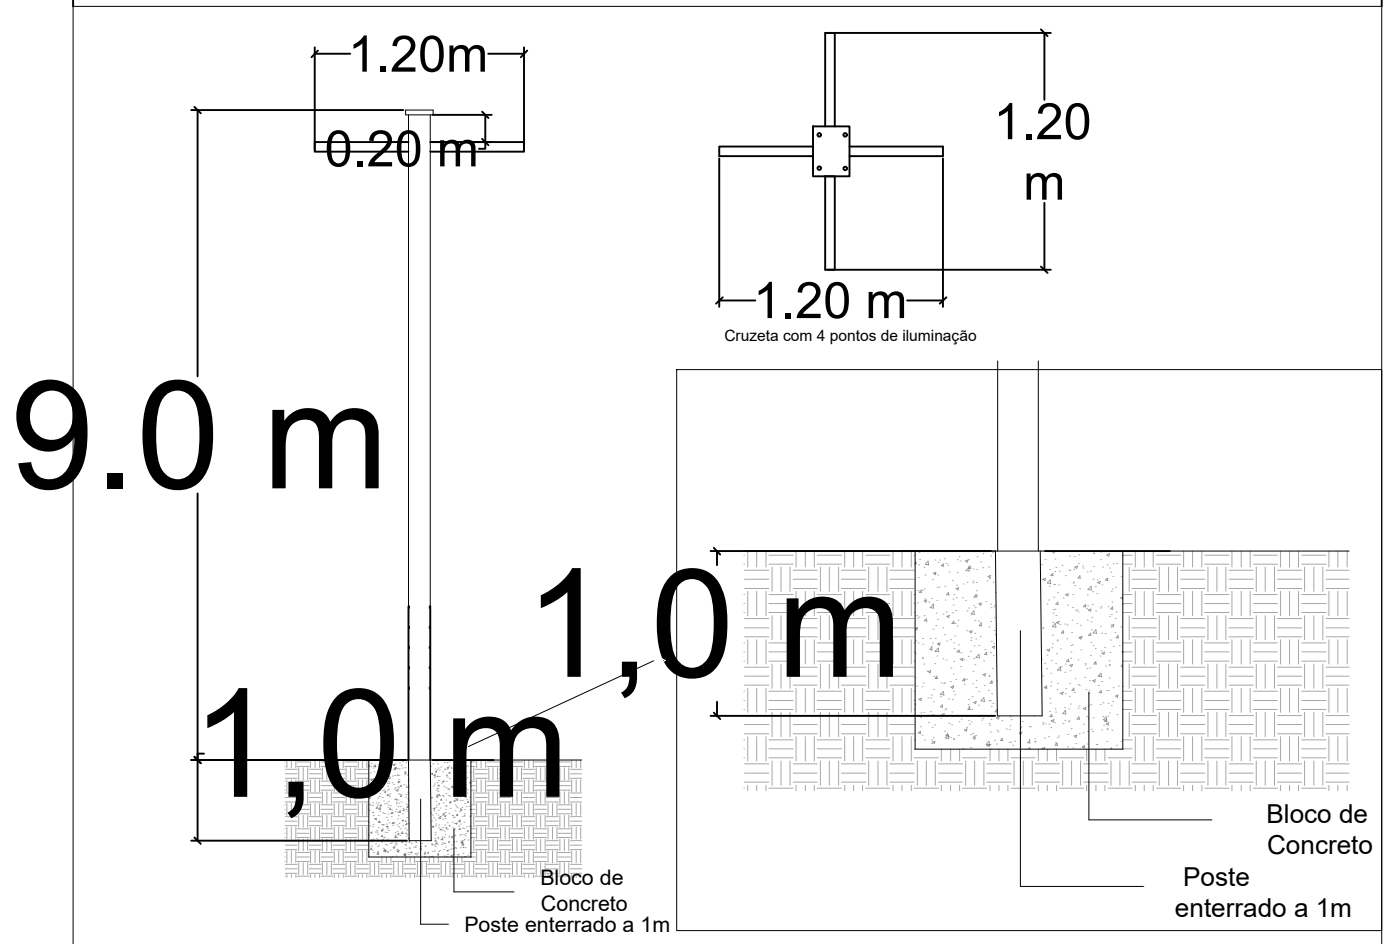


Rampa de acessibilidade NBR 9050-2020

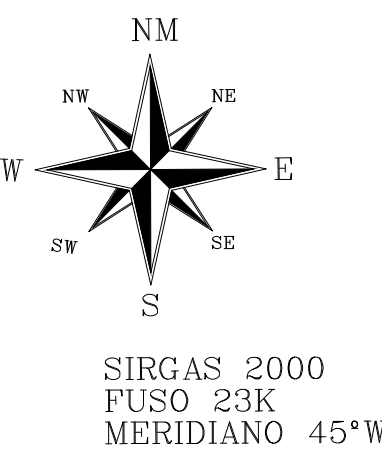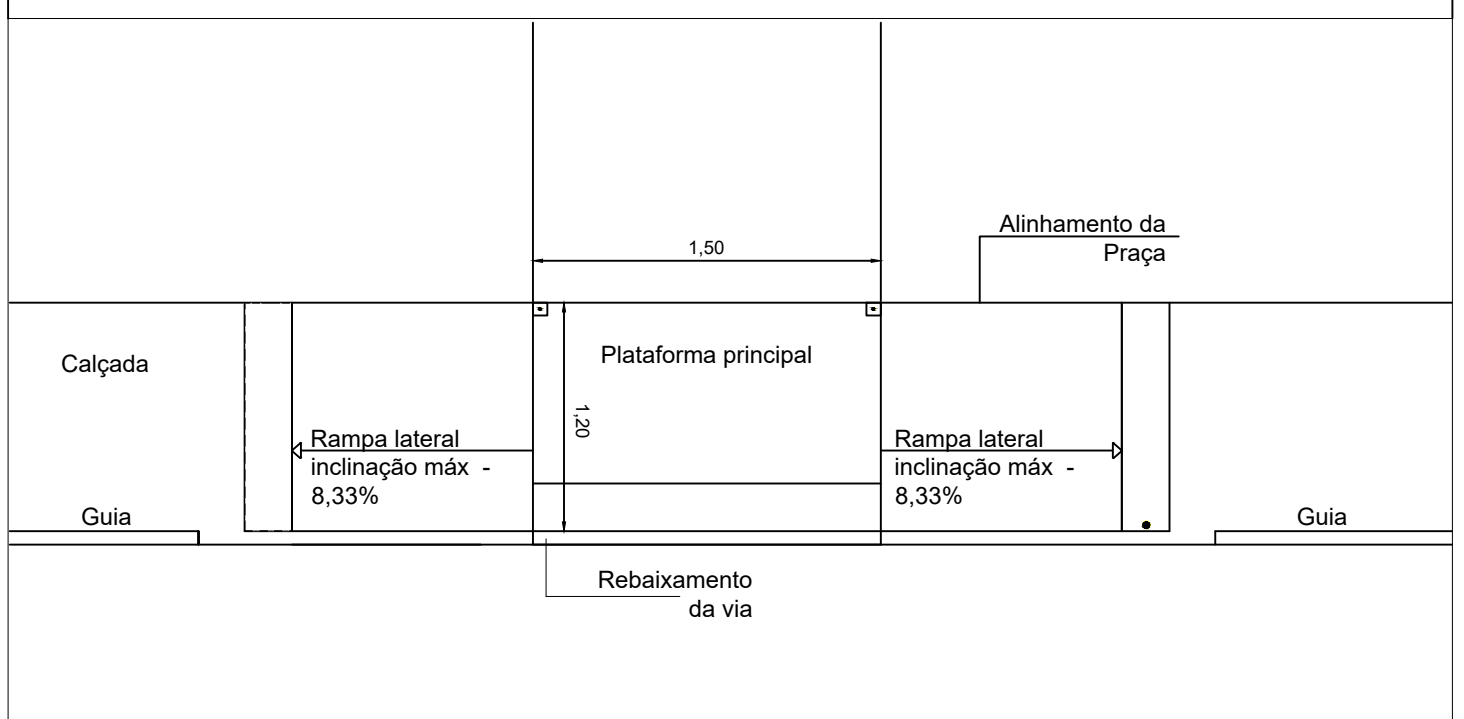

- ÁRVORES
- MEIO FIO/CALÇADA
- EDIFICAÇÕES/OBJETOS

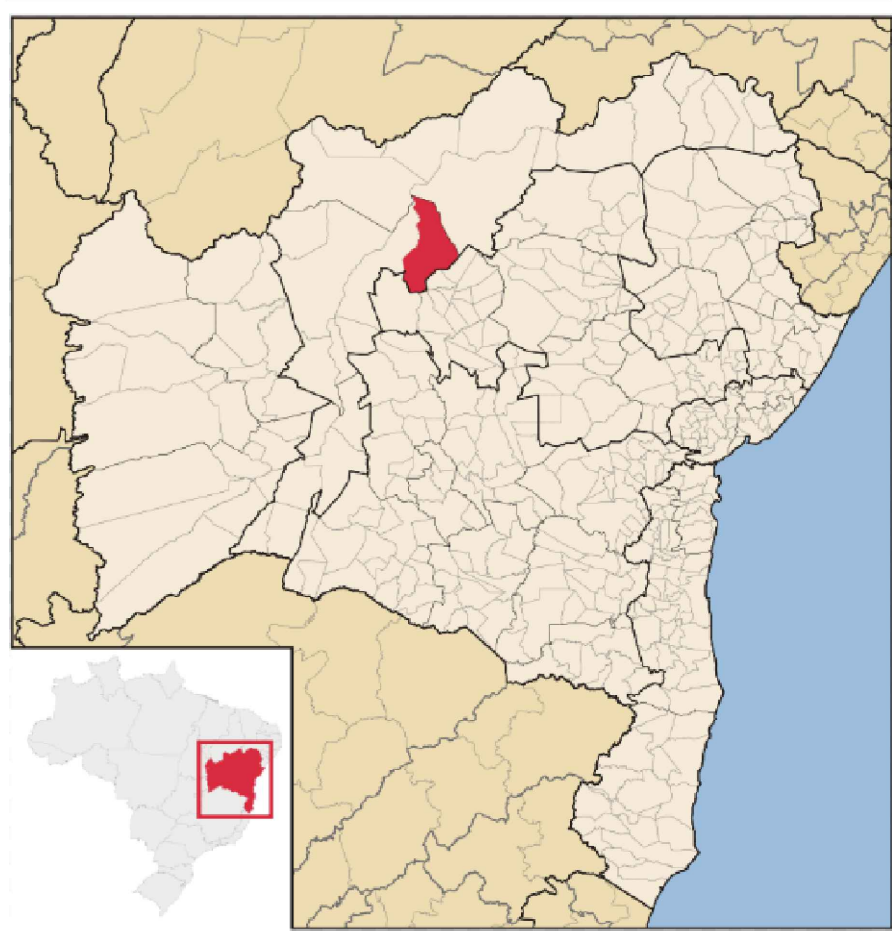

PROJETO: CONSTRUÇÃO DE PRAÇA RIO VERDE				
LOCAL: RIO VERDE				
PROPRIETÁRIO: PREFEITURA MUNICIPAL DE ITAGUAÇU DA BAHIA				
RESPONSÁVEL TÉCNICO:		MATEUS HECKLER		
FOLHA:		ENCLAVAMENTO: 0518565033		
5/5	ESCALAS:	1 / 1000	DESENHOS:	DATA: 28/02/2024
		EXD:	ESTACAS:	

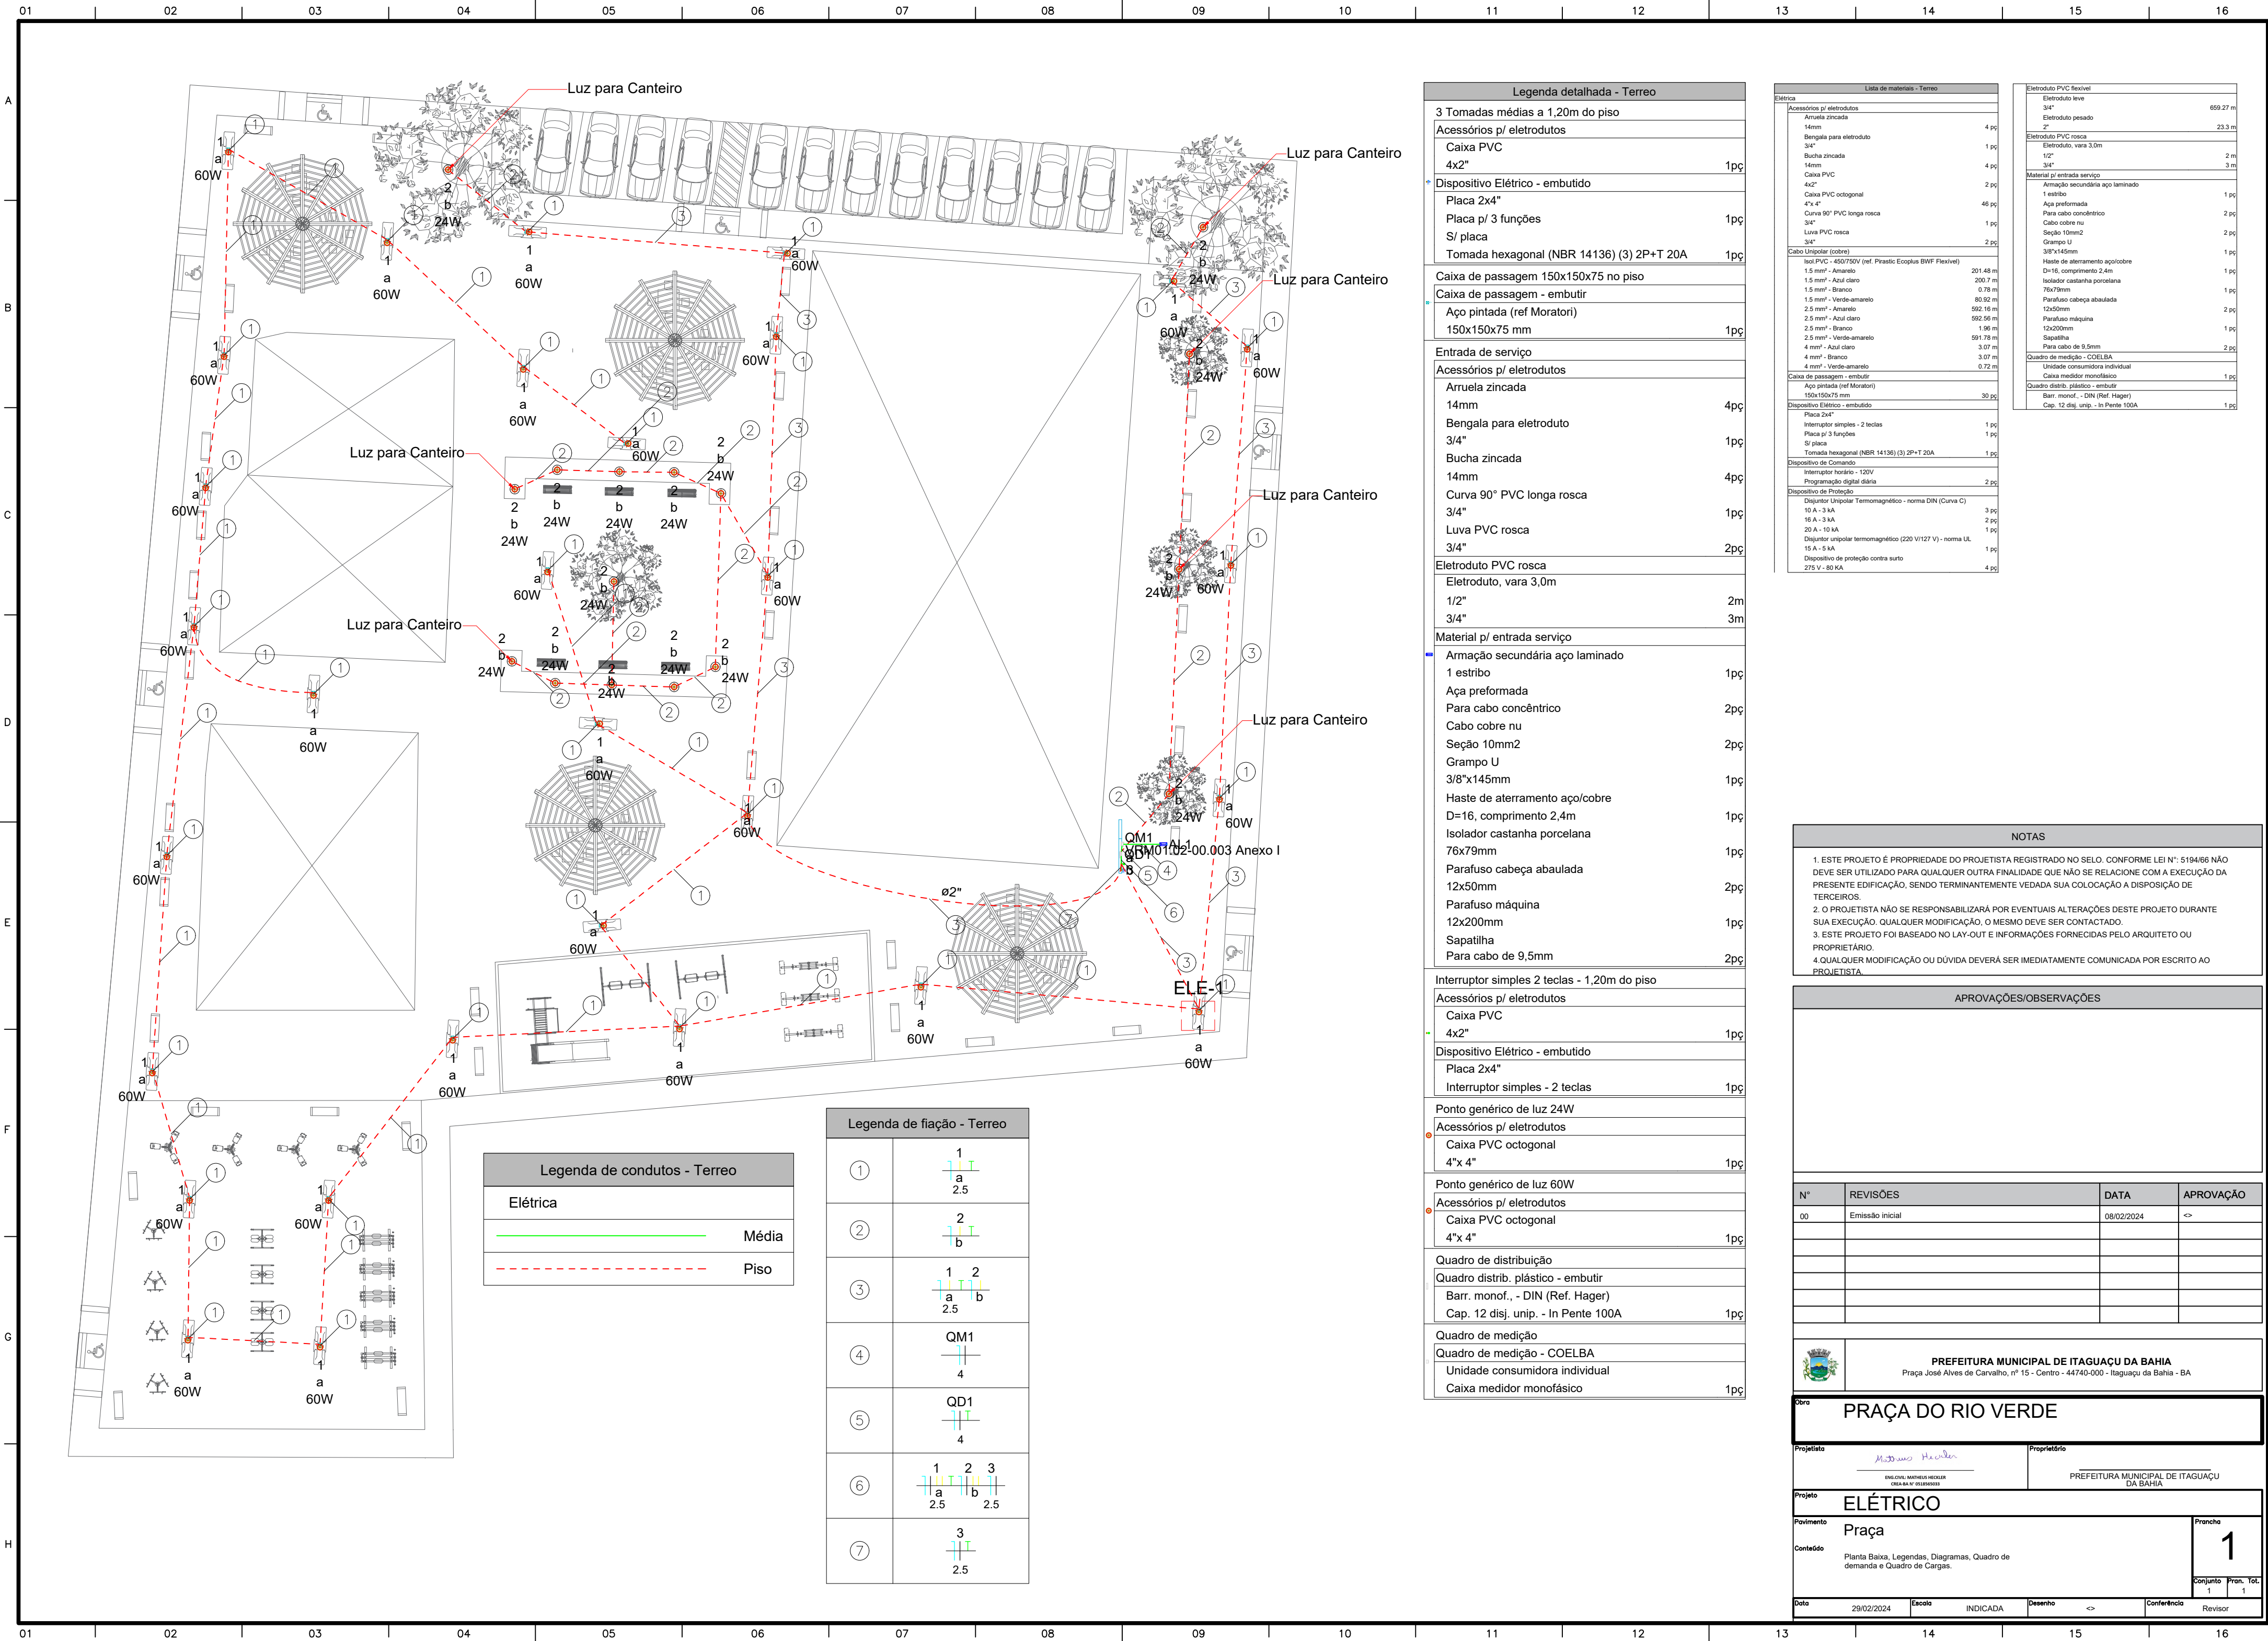

Legenda detalhada - Terreo	
3 Tomadas médias a 1,20m do piso	
Acessórios p/ eletrodutos	
Caixa PVC 4x2"	1pc
Dispositivo Elétrico - embutido	
Placa 2x4"	
Placa p/ 3 funções	1pc
S/ placa	
Tomada hexagonal (NBR 14136) (3) 2P+T 20A	1pc
Caixa de passagem 150x150x75 no piso	
Caixa de passagem - embutir	
Aço pintada (ref Moratori) 150x150x75 mm	1pc
Entrada de serviço	
Acessórios p/ eletrodutos	
Arruela zincada 14mm	4pc
Bengala para eletroduto 3/4"	1pc
Bucha zincada 14mm	4pc
Curva 90° PVC longa rosca 3/4"	1pc
Luva PVC rosca 3/4"	2pc
Eletroduto PVC rosca	
Eletroduto, vara 3,0m 1/2"	2m
3/4"	3m
Material p/ entrada serviço	
Armação secundária aço laminado 1 estribo	1pc
Aça preformada	
Para cabo concêntrico	2pc
Cabo cobre nu	
Seção 10mm2	2pc
Grampo U 3/8"x145mm	1pc
Haste de aterramento aço/cobre D=16, comprimento 2,4m	1pc
Isolador castanha porcelana 76x79mm	1pc
Parafuso cabeça abaulada 12x50mm	2pc
Parafuso máquina 12x200mm	1pc
Sapatilha	
Para cabo de 9,5mm	2pc
Interruptor simples 2 teclas - 1,20m do piso	
Acessórios p/ eletrodutos	
Caixa PVC 4x2"	1pc
Dispositivo Elétrico - embutido	
Placa 2x4"	
Interruptor simples - 2 teclas	1pc
Ponto genérico de luz 24W	
Acessórios p/ eletrodutos	
Caixa PVC octogonal 4"x 4"	1pc
Ponto genérico de luz 60W	
Acessórios p/ eletrodutos	
Caixa PVC octogonal 4"x 4"	1pc
Quadro de distribuição	
Quadro distrib. plástico - embutir	
Barr. monof., - DIN (Ref. Hager)	
Cap. 12 disj. unip. - In Pente 100A	1pc
Quadro de medição	
Quadro de medição - COELBA	
Unidade consumidora individual	
Caixa medidor monofásico	1pc

Lista de materiais - Terreo	
Elétrica	
Acessórios p/ eletrodutos	
Arruela zincada 14mm	4 pc
Bengala para eletroduto 3/4"	1 pc
Bucha zincada 14mm	4 pc
Caixa PVC 4x2"	2 pc
Caixa PVC octogonal 4"x 4"	46 pc
Curva 90° PVC longa rosca 3/4"	1 pc
Luva PVC rosca 3/4"	2 pc
Cabo Unipolar (cobre)	
Isol.PVC - 450/750V (ref. Piracic Ecoplus BWF Flexível)	
1.5 mm² - Amarelo	201.48 m
1.5 mm² - Azul claro	200.7 m
1.5 mm² - Branco	0.78 m
1.5 mm² - Verde-amarelo	80.92 m
2.5 mm² - Amarelo	592.16 m
2.5 mm² - Azul claro	592.56 m
2.5 mm² - Branco	1.06 m
2.5 mm² - Verde-amarelo	591.78 m
4 mm² - Azul claro	3.07 m
4 mm² - Branco	3.07 m
4 mm² - Verde-amarelo	0.72 m
Caixa de passagem - embutir	
Aço pintada (ref Moratori) 150x150x75 mm	30 pc
Dispositivo Elétrico - embutido	
Placa 2x4"	
Interruptor simples - 2 teclas	1 pc
Placa p/ 3 funções	1 pc
S/ placa	
Tomada hexagonal (NBR 14136) (3) 2P+T 20A	1 pc
Dispositivo de Comando	
Interruptor horário - 120V	
Programação digital diária	2 pc
Dispositivo de Proteção	
Disjuntor Unipolar Termomagnético - norma DIN (Curva C)	
10 A - 3 kA	3 pc
16 A - 3 kA	2 pc
20 A - 10 kA	1 pc
Disjuntor unipolar termomagnético (220 V/127 V) - norma UL	
15 A - 5 kA	1 pc
Dispositivo de proteção contra surto 275 V - 80 kA	4 pc

Eletroduto PVC flexível	
3/4"	659.27 m
Eletroduto pesado 2"	23.3 m
Eletroduto PVC rosca	
Eletroduto, vara 3,0m 1/2"	2 m
3/4"	3 m
Material p/ entrada serviço	
Armação secundária aço laminado 1 estribo	1 pc
Aça preformada	
Para cabo concêntrico	2 pc
Cabo cobre nu	
Seção 10mm2	2 pc
Grampo U 3/8"x145mm	1 pc
Haste de aterramento aço/cobre D=16, comprimento 2,4m	1 pc
Isolador castanha porcelana 76x79mm	1 pc
Parafuso cabeça abaulada 12x50mm	2 pc
Parafuso máquina 12x200mm	1 pc
Sapatilha	
Para cabo de 9,5mm	2 pc
Quadro de medição - COELBA	
Unidade consumidora individual	
Caixa medidor monofásico	1 pc
Quadro distrib. plástico - embutir	
Barr. monof. - DIN (Ref. Hager)	
Cap. 12 disj. unip. - In Pente 100A	1 pc

NOTAS	
1. ESTE PROJETO É PROPRIEDADE DO PROJETISTA REGISTRADO NO SELO. CONFORME LEI N°: 5194/68 NÃO DEVE SER UTILIZADO PARA QUALQUER OUTRA FINALIDADE QUE NÃO SE RELACIONE COM A EXECUÇÃO DA PRESENTE EDIFICAÇÃO, SENDO TERMINANTEMENTE VEDADA SUA COLOCAÇÃO A DISPOSIÇÃO DE TERCEIROS.	
2. O PROJETISTA NÃO SE RESPONSABILIZARÁ POR EVENTUAIS ALTERAÇÕES DESTES PROJETO DURANTE SUA EXECUÇÃO. QUALQUER MODIFICAÇÃO, O MESMO DEVE SER CONTACTADO.	
3. ESTE PROJETO FOI BASEADO NO LAY-OUT E INFORMAÇÕES FORNECIDAS PELO ARQUITETO OU PROPRIETÁRIO.	
4. QUALQUER MODIFICAÇÃO OU DÚVIDA DEVERÁ SER IMEDIATAMENTE COMUNICADA POR ESCRITO AO PROJETISTA.	

APROVAÇÕES/OBSERVAÇÕES			
N°	REVISÕES	DATA	APROVAÇÃO
00	Emissão inicial	08/02/2024	<

PREFEITURA MUNICIPAL DE ITAGUAÇU DA BAHIA
Praça José Alves de Carvalho, nº 15 - Centro - 44740-000 - Itaguaçu da Bahia - BA

Obra

PRAÇA DO RIO VERDE

Projeto

Proprietário

PREFEITURA MUNICIPAL DE ITAGUAÇU DA BAHIA

Projeto

ELÉTRICO

Prancha

1

Conteúdo

Planta Baixa, Legendas, Diagramas, Quadro de demanda e Quadro de Cargas.

Conjunto

Pran. Tot.

1 1

Data

29/02/2024

Escala


INDICADA

Desenho

<

Conferência

Revisor

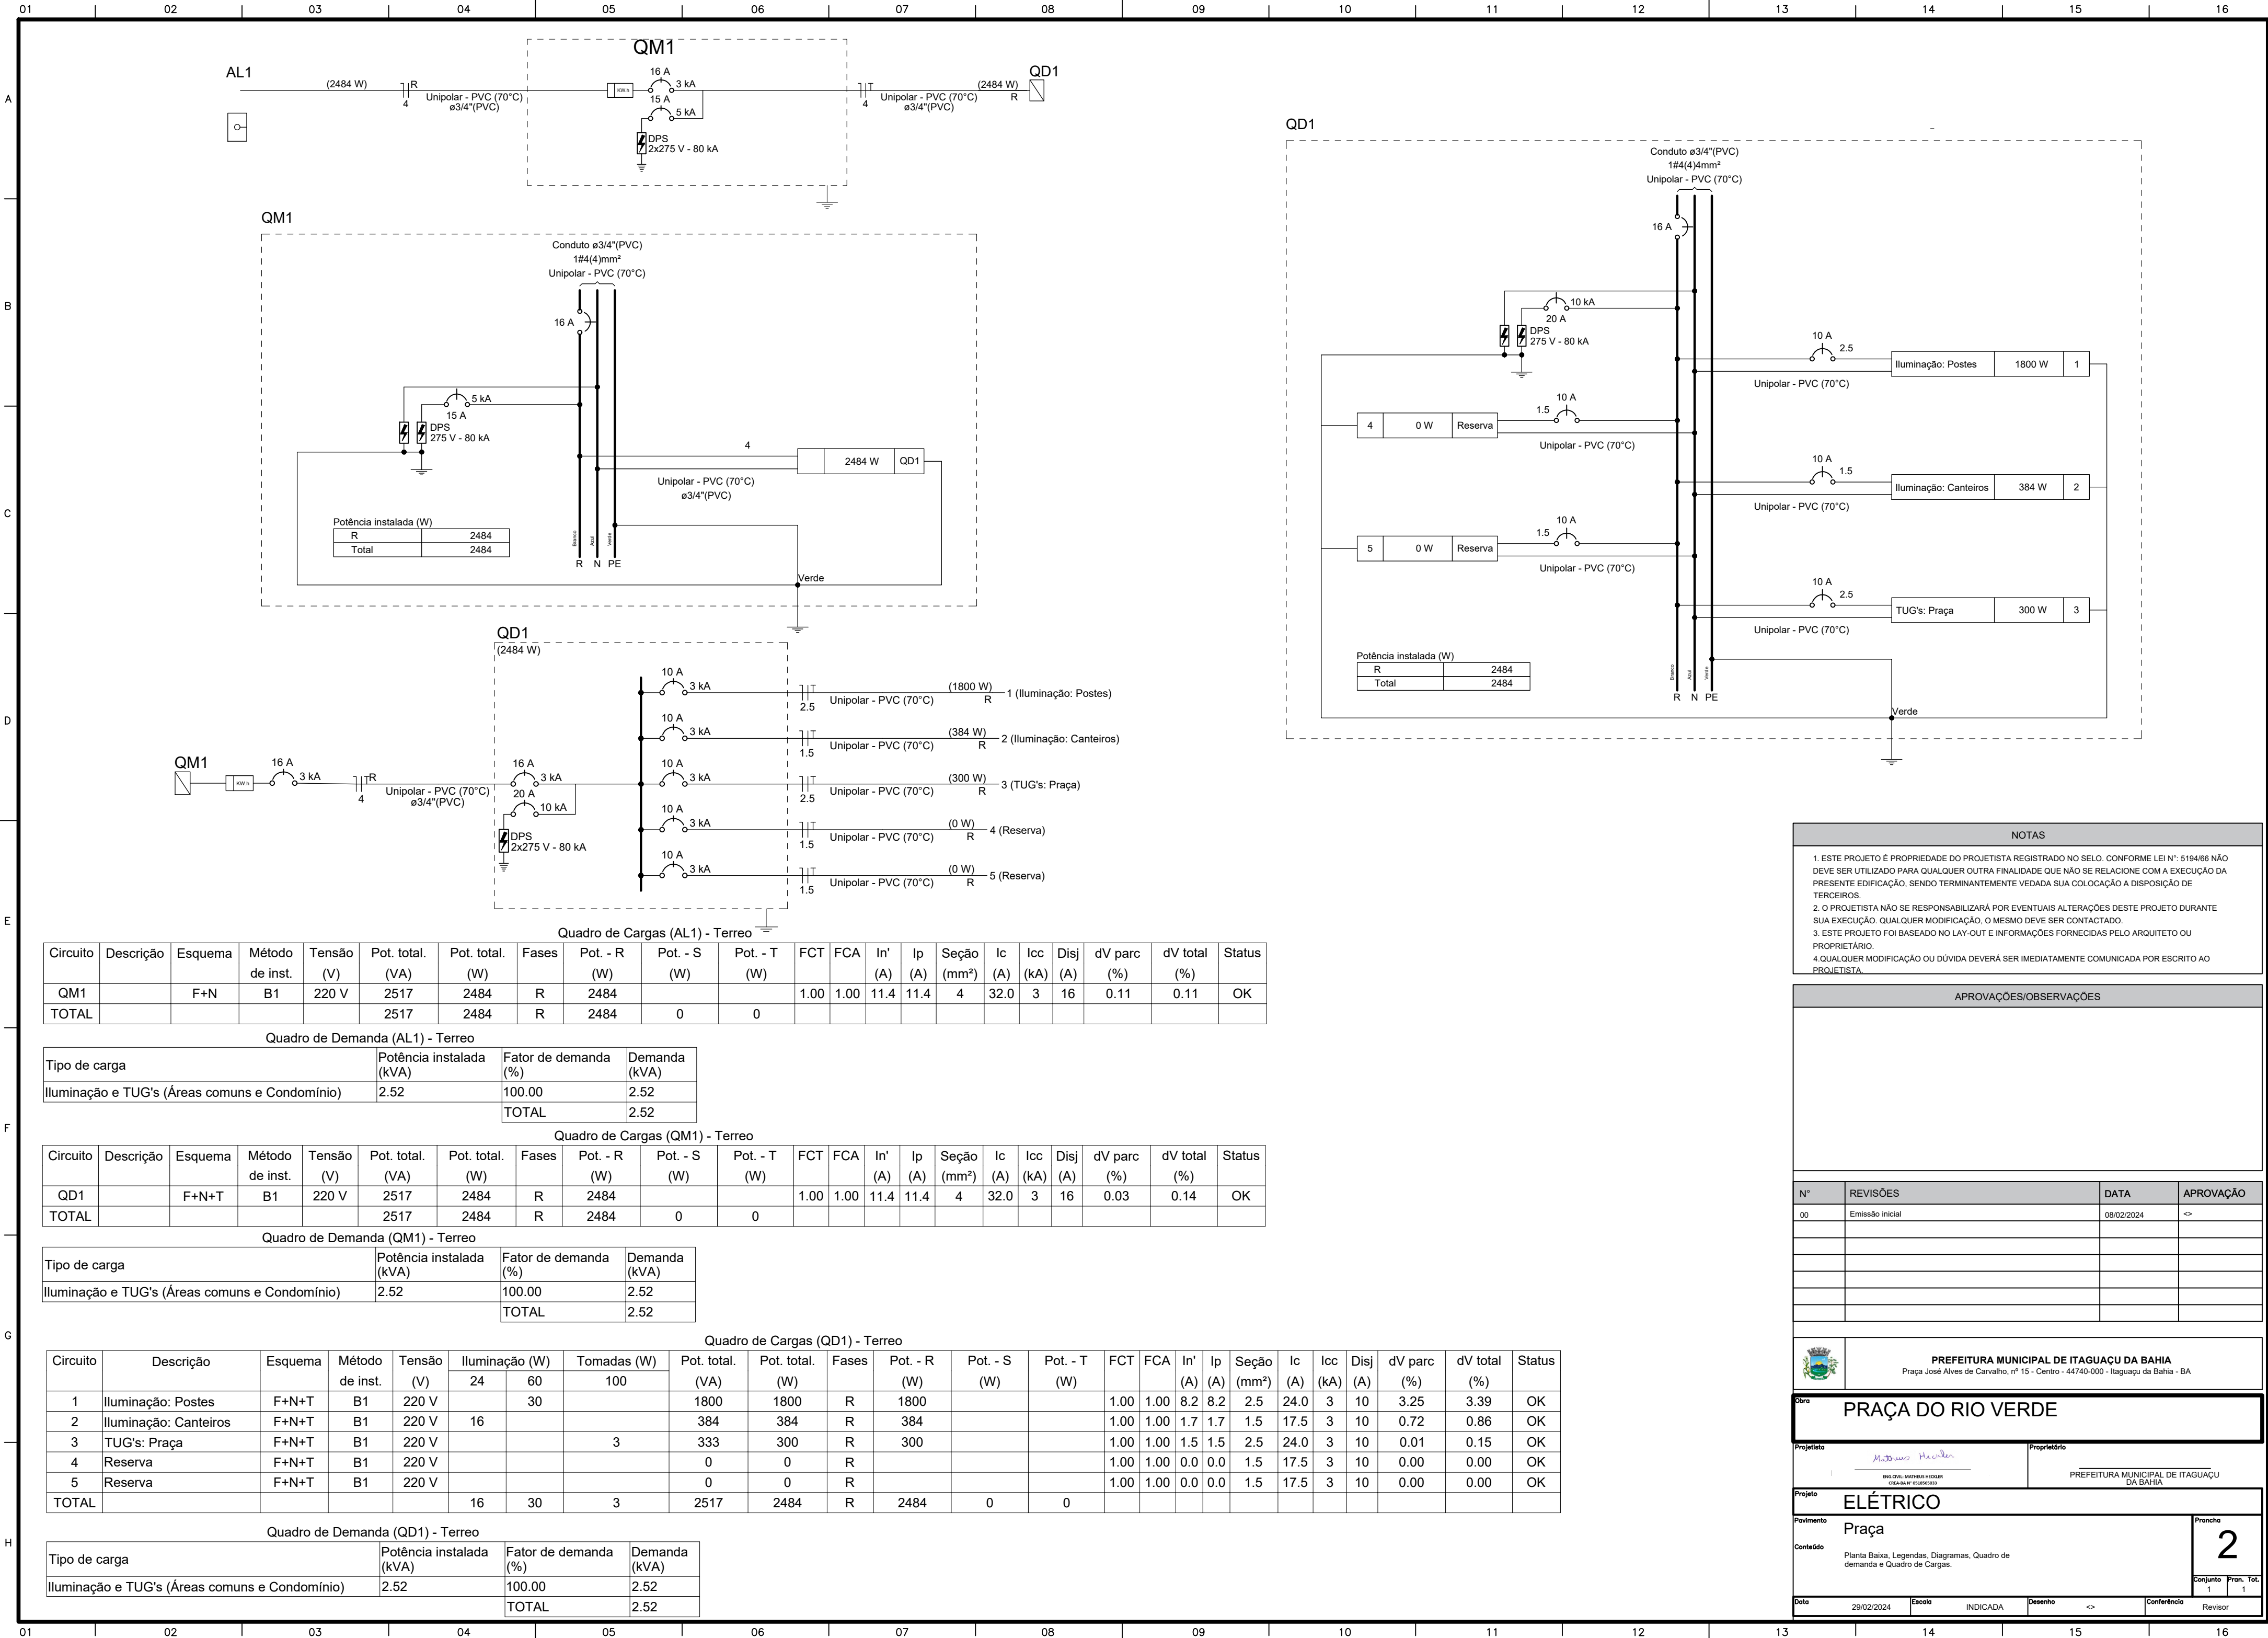

NOTAS

- ESTE PROJETO É PROPRIEDADE DO PROJETISTA REGISTRADO NO SELO. CONFORME LEI N°: 5194/68 NÃO DEVE SER UTILIZADO PARA QUALQUER OUTRA FINALIDADE QUE NÃO SE RELACIONE COM A EXECUÇÃO DA PRESENTE EDIFICAÇÃO, SENDO TERMINANTEMENTE VEDADA SUA COLOCAÇÃO A DISPOSIÇÃO DE TERCEIROS.
- O PROJETISTA NÃO SE RESPONSABILIZARÁ POR EVENTUAIS ALTERAÇÕES DESTES PROJETOS DURANTE SUA EXECUÇÃO. QUALQUER MODIFICAÇÃO, O MESMO DEVE SER CONTACTADO.
- ESTE PROJETO FOI BASEADO NO LAY-OUT E INFORMAÇÕES FORNECIDAS PELO ARQUITETO OU PROPRIETÁRIO.
- QUALQUER MODIFICAÇÃO OU DÚVIDA DEVERÁ SER IMEDIATAMENTE COMUNICADA POR ESCRITO AO PROJETISTA.

APROVAÇÕES/OBSERVAÇÕES

N°	REVISÕES	DATA	APROVAÇÃO
00	Emissão inicial	08/02/2024	<>

N°	REVISÕES	DATA	APROVAÇÃO
00	Emissão inicial	08/02/2024	<>

PREFEITURA MUNICIPAL DE ITAGUAÇU DA BAHIA
Praça José Alves de Carvalho, nº 15 - Centro - 44740-000 - Itaguaçu da Bahia - BA


PRAÇA DO RIO VERDE

Projeto **ELÉTRICO**

Pavimento **Praça**

Conteúdo Planta Baixa, Legendas, Diagramas, Quadro de demanda e Quadro de Cargas.

Data 29/02/2024 **Escala** INDICADA **Desenho** <> **Conferência** Revisor

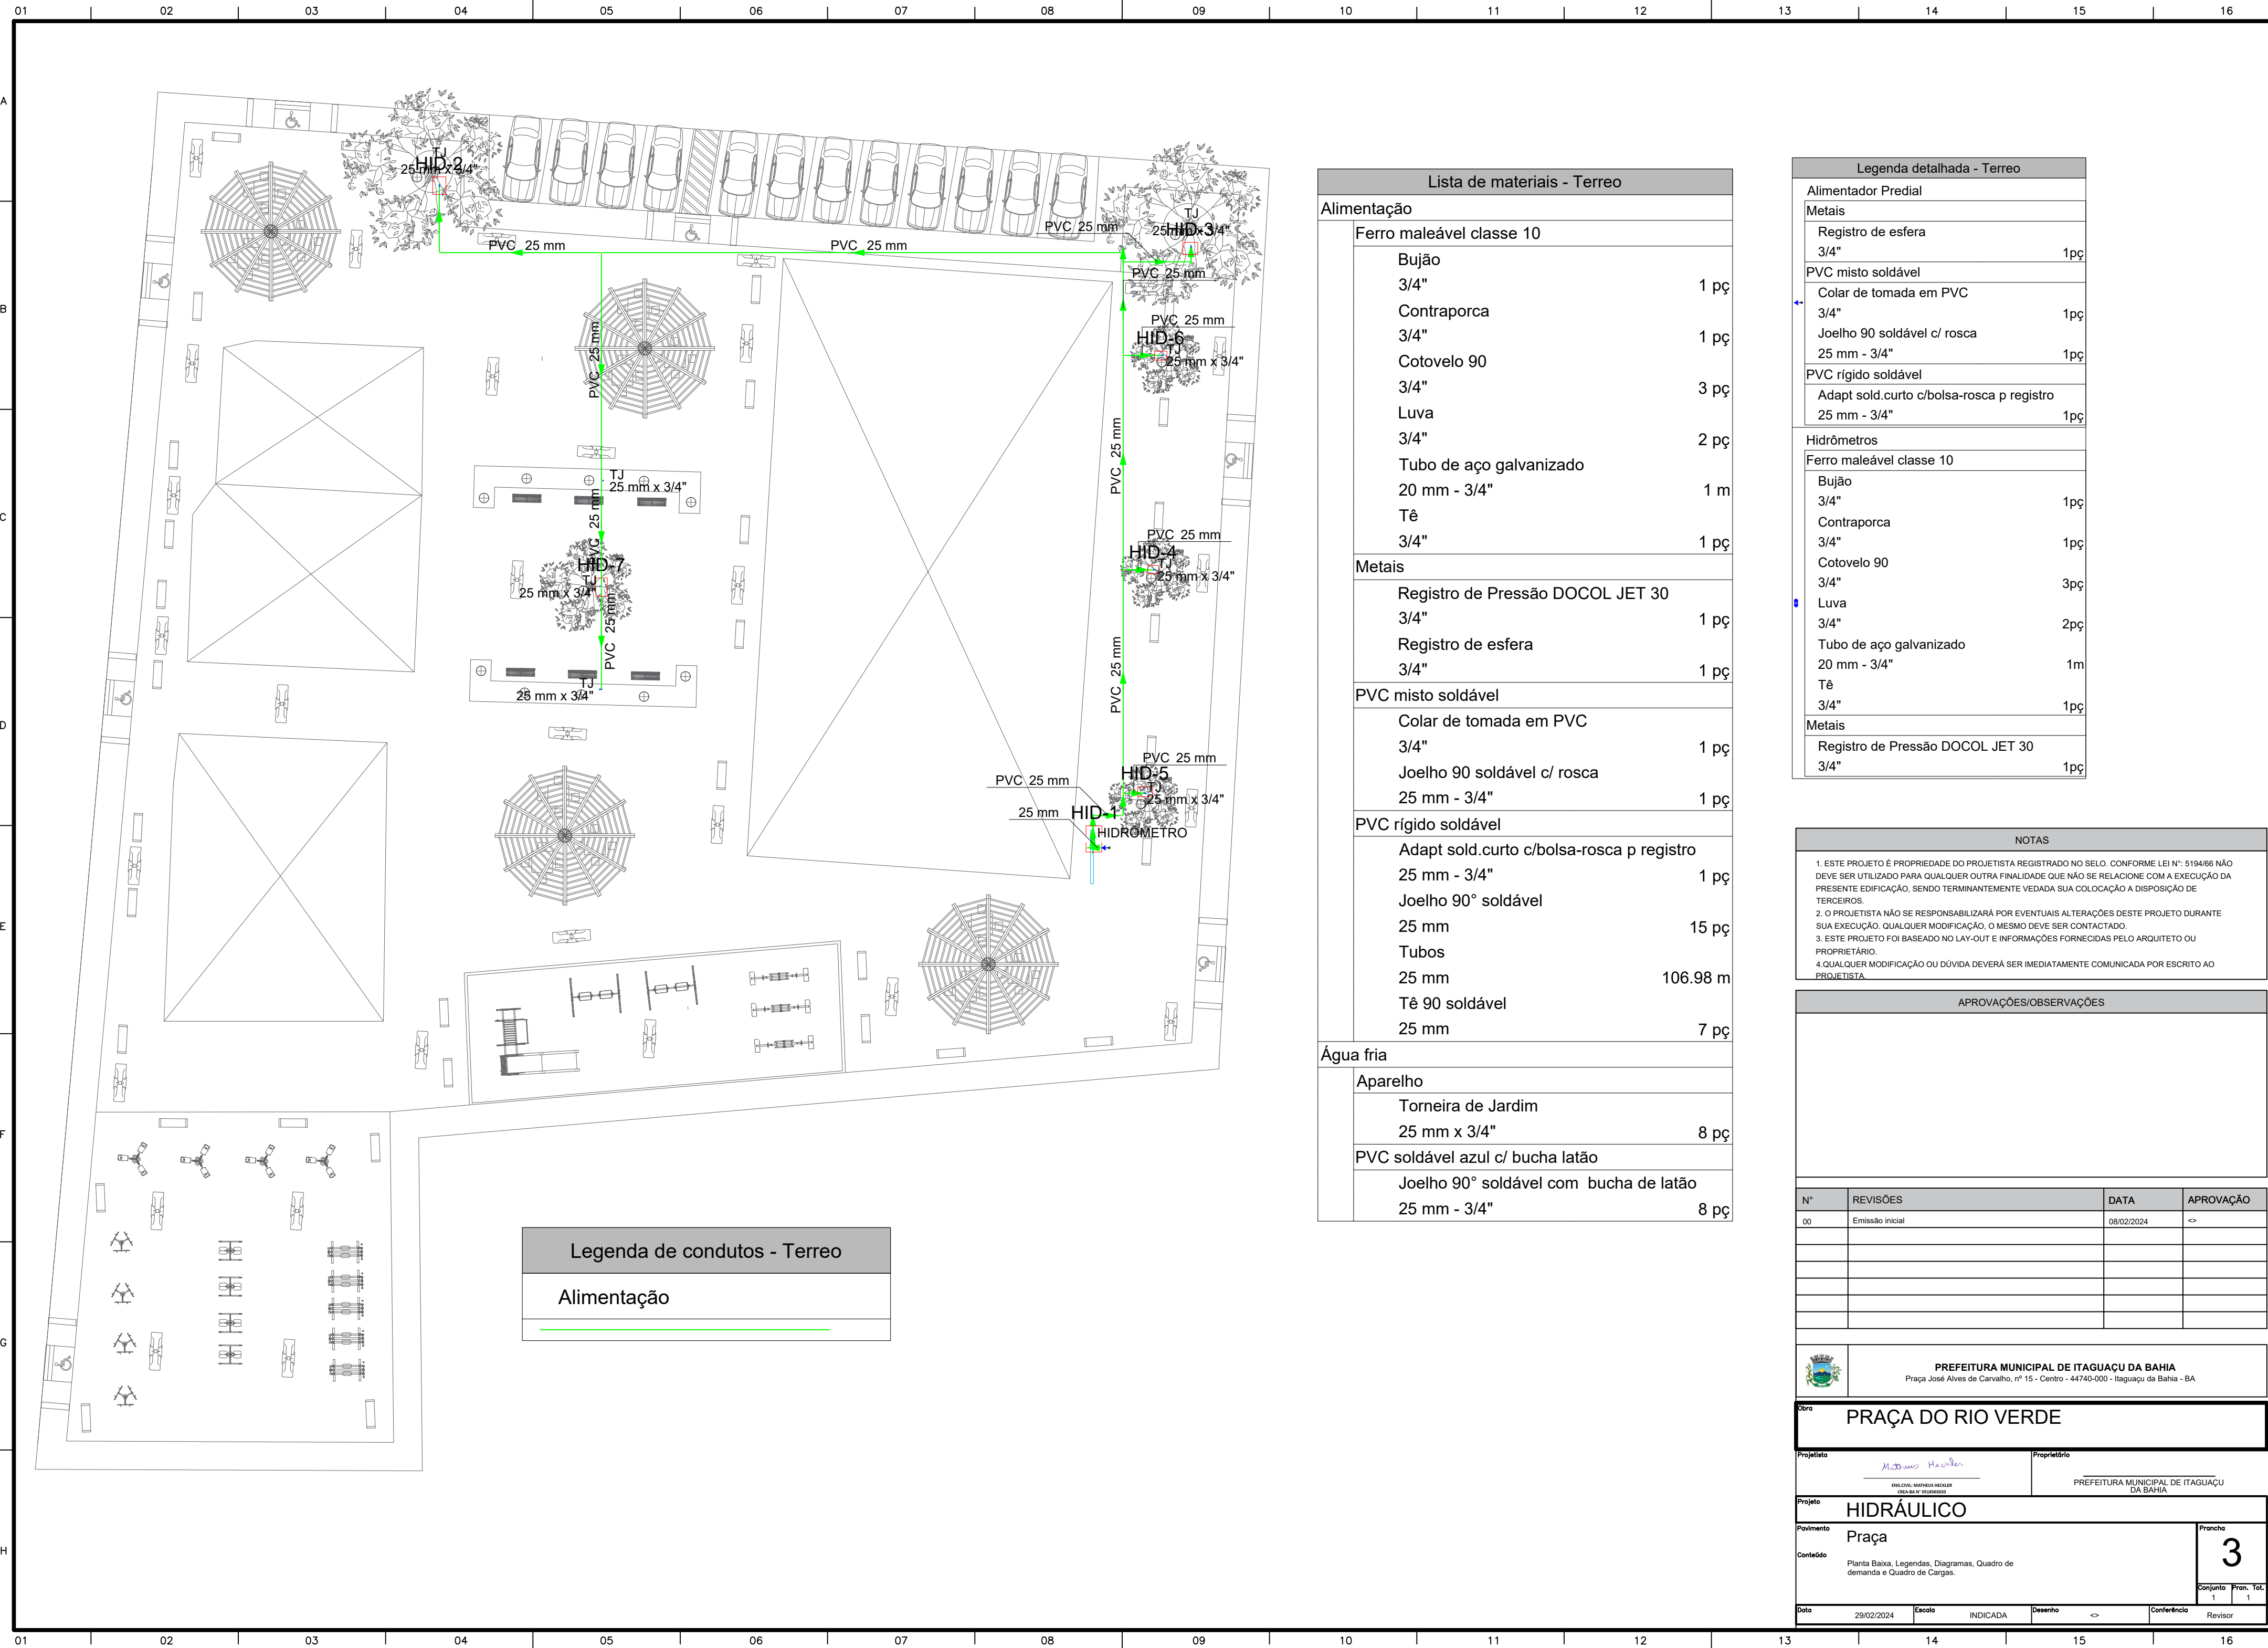

Lista de materiais - Terreo		
Alimentação		
Ferro maleável classe 10		
Bujão 3/4"	1	pç
Contraporca 3/4"	1	pç
Cotovelo 90 3/4"	3	pç
Luva 3/4"	2	pç
Tubo de aço galvanizado 20 mm - 3/4"	1	m
Tê 3/4"	1	pç
Metais		
Registro de Pressão DOCOL JET 30 3/4"	1	pç
Registro de esfera 3/4"	1	pç
PVC misto soldável		
Colar de tomada em PVC 3/4"	1	pç
Joelho 90 soldável c/ rosca 25 mm - 3/4"	1	pç
PVC rígido soldável		
Adapt sold.curto c/bolsa-rosca p registro 25 mm - 3/4"	1	pç
Joelho 90° soldável 25 mm	15	pç
Tubos 25 mm	106.98	m
Tê 90 soldável 25 mm	7	pç
Água fria		
Aparelho		
Torneira de Jardim 25 mm x 3/4"	8	pç
PVC soldável azul c/ bucha latão		
Joelho 90° soldável com bucha de latão 25 mm - 3/4"	8	pç

Legenda detalhada - Terreo	
Alimentador Predial	
Metais	
Registro de esfera 3/4"	1pç
PVC misto soldável	
Colar de tomada em PVC 3/4"	1pç
Joelho 90 soldável c/ rosca 25 mm - 3/4"	1pç
PVC rígido soldável	
Adapt sold.curto c/bolsa-rosca p registro 25 mm - 3/4"	1pç
Hidrômetros	
Ferro maleável classe 10	
Bujão 3/4"	1pç
Contraporca 3/4"	1pç
Cotovelo 90 3/4"	3pç
Luva 3/4"	2pç
Tubo de aço galvanizado 20 mm - 3/4"	1m
Tê 3/4"	1pç
Metais	
Registro de Pressão DOCOL JET 30 3/4"	1pç

NOTAS
1. ESTE PROJETO É PROPRIEDADE DO PROJETISTA REGISTRADO NO SELO. CONFORME LEI Nº: 5194/68 NÃO DEVE SER UTILIZADO PARA QUALQUER OUTRA FINALIDADE QUE NÃO SE RELACIONE COM A EXECUÇÃO DA PRESENTE EDIFICAÇÃO, SENDO TERMINANTEMENTE VEDADA SUA COLOCAÇÃO A DISPOSIÇÃO DE TERCEIROS.
2. O PROJETISTA NÃO SE RESPONSABILIZARÁ POR EVENTUAIS ALTERAÇÕES DESTES PROJETOS DURANTE SUA EXECUÇÃO. QUALQUER MODIFICAÇÃO, O MESMO DEVE SER CONTACTADO.
3. ESTE PROJETO FOI BASEADO NO LAY-OUT E INFORMAÇÕES FORNECIDAS PELO ARQUITETO OU PROPRIETÁRIO.
4. QUALQUER MODIFICAÇÃO OU DÚVIDA DEVERÁ SER IMEDIATAMENTE COMUNICADA POR ESCRITO AO PROJETISTA.

APROVAÇÕES/OBSERVAÇÕES			

Nº	REVISÕES	DATA	APROVAÇÃO
00	Emissão inicial	08/02/2024	<

PREFEITURA MUNICIPAL DE ITAGUAÇU DA BAHIA
Praça José Alves de Carvalho, nº 15 - Centro - 44740-000 - Itaguaçu da Bahia - BA

Obra

PRAÇA DO RIO VERDE

Projeto

Proprietário

PREFEITURA MUNICIPAL DE ITAGUAÇU DA BAHIA

Projeto

HIDRÁULICO

Pavimento

Praça

Prancho

3

Conteúdo

Planta Baixa, Legendas, Diagramas, Quadro de demanda e Quadro de Cargas.

Conjunto

1

Pran. Tot.

1

Data	29/02/2024	Escala	INDICADA	Desenho	<	Conferência	Revisor
------	------------	--------	----------	---------	---	-------------	---------